



LEGENDA	
(M)	NUMERI DELLE STRUTTURE RIPORTATE SULLA RELAZIONE DI ISOLAMENTO TERMICO
---	DELIMITAZIONE VOLUME DA RISCALDARE


0	IDENTIFICAZIONE STRUTTURE - PIANTA PIANO TERRA	DIC.18	R.B.		
REV.	DESCRIZIONE	DATA	REDATTO	VERIFICATO	APPROVATO
 Via Casigle (strada bassa) N°11-13 41049 Sassuolo MO Telefono (0536) 803201 Telefax (0536) 805662 C.F. e Part. Iva 01653390367 E-mail : info@sici-impianti.it http : //www.Sici-impianti.it		L10.01			
RELAZIONE CONTENIMENTO ENERGETICO					
Scala:	1:100	TAV:	01		
Data:	DIC.18	PROG:	18/1204		

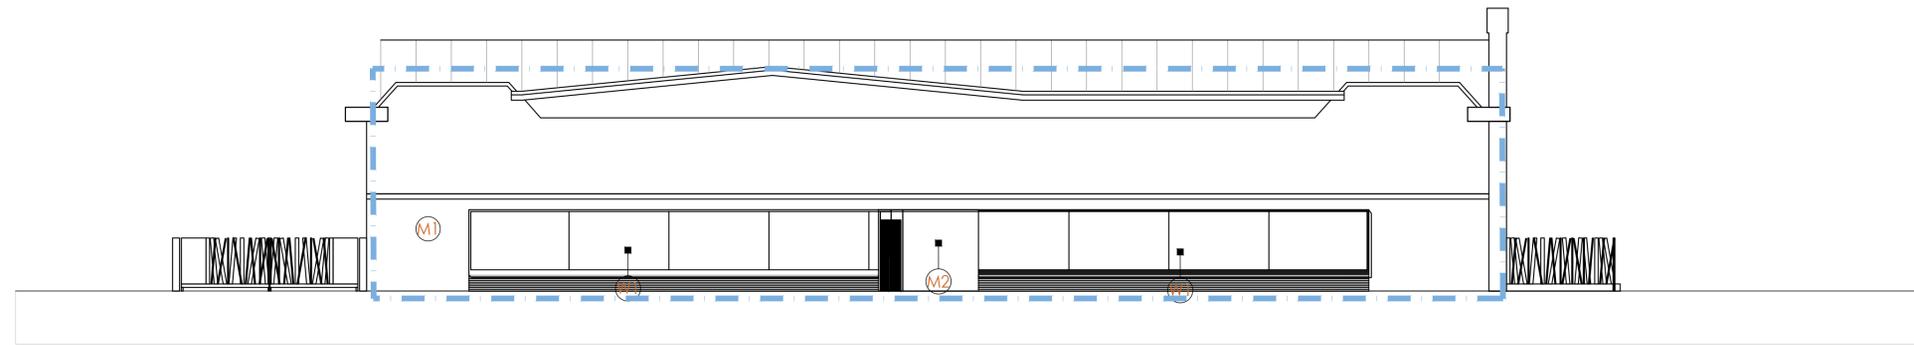


PROSPETTO SUD

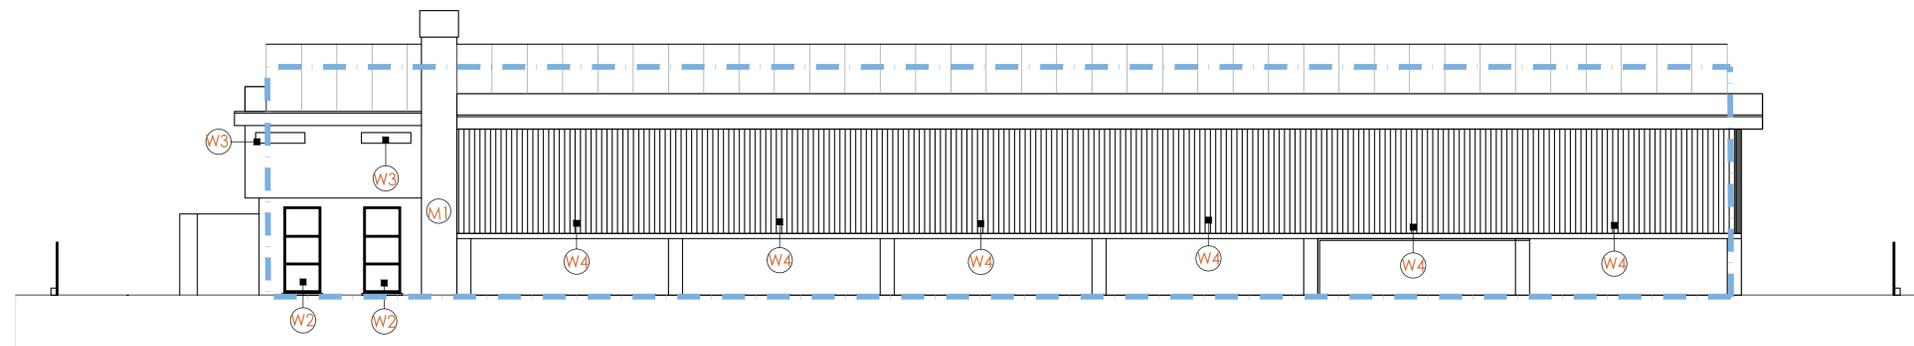

PROSPETTO EST

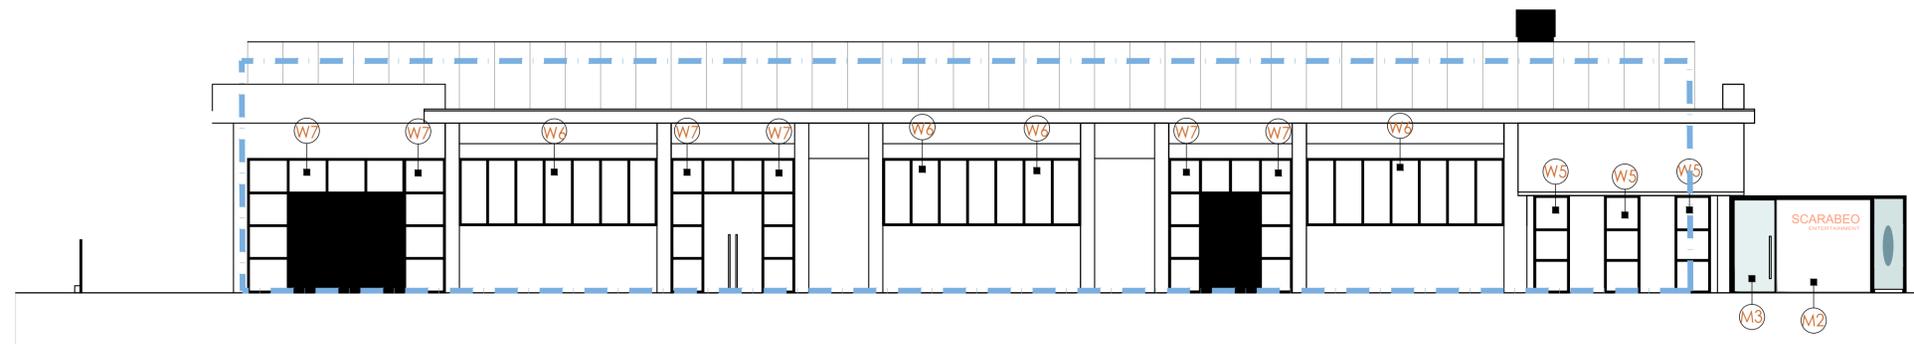



PROSPETTO OVEST

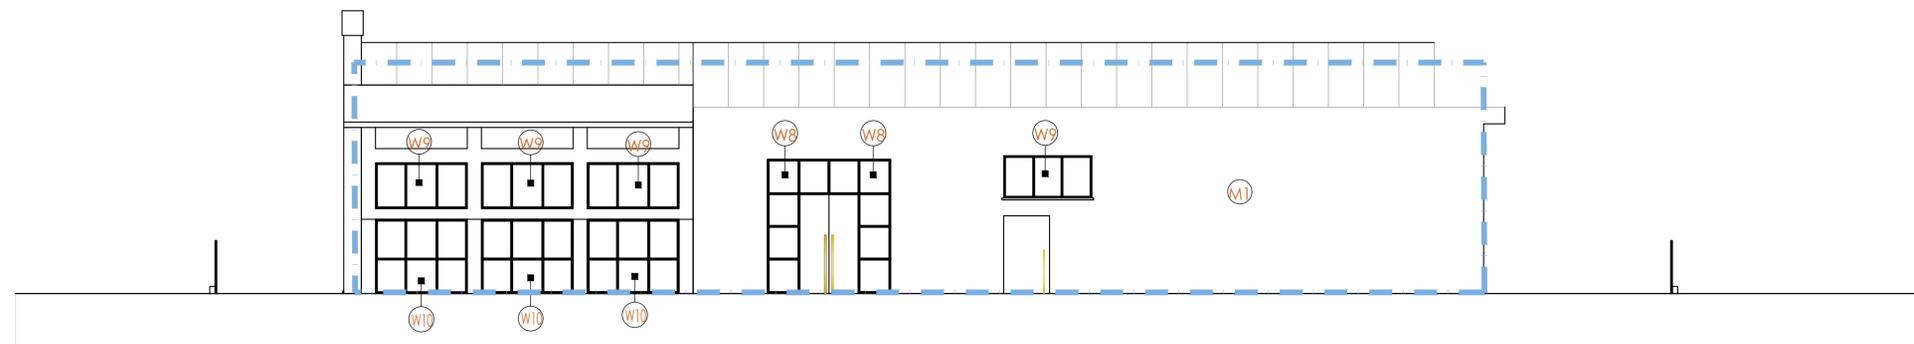

PROSPETTO NORD

LEGENDA	
(N)	NUMERI DELLE STRUTTURE RIPORTATE SULLA RELAZIONE DI ISOLAMENTO TERMICO
---	DELIMITAZIONE VOLUME DA RISCALDARE

0	IDENTIFICAZIONE STRUTTURE - PROSPETTI	DIC.18	R.B.		
REV.	DESCRIZIONE	DATA	REDATTO	VERIFICATO	APPROVATO
 Via Casiglie (strada bassa) N°11-13 41049 Sassuolo MO Telefono (0536) 803201 Telefax (0536) 805662 C.F. e Part. Iva 01653390367 E-mail : info@sici-impianti.it http : //www.Sici-impianti.it		L10.02			
RELAZIONE CONTENIMENTO ENERGETICO					
Scala:	1:100	TAV:	02		
Data:	DIC.18	PROG:	18/1204		

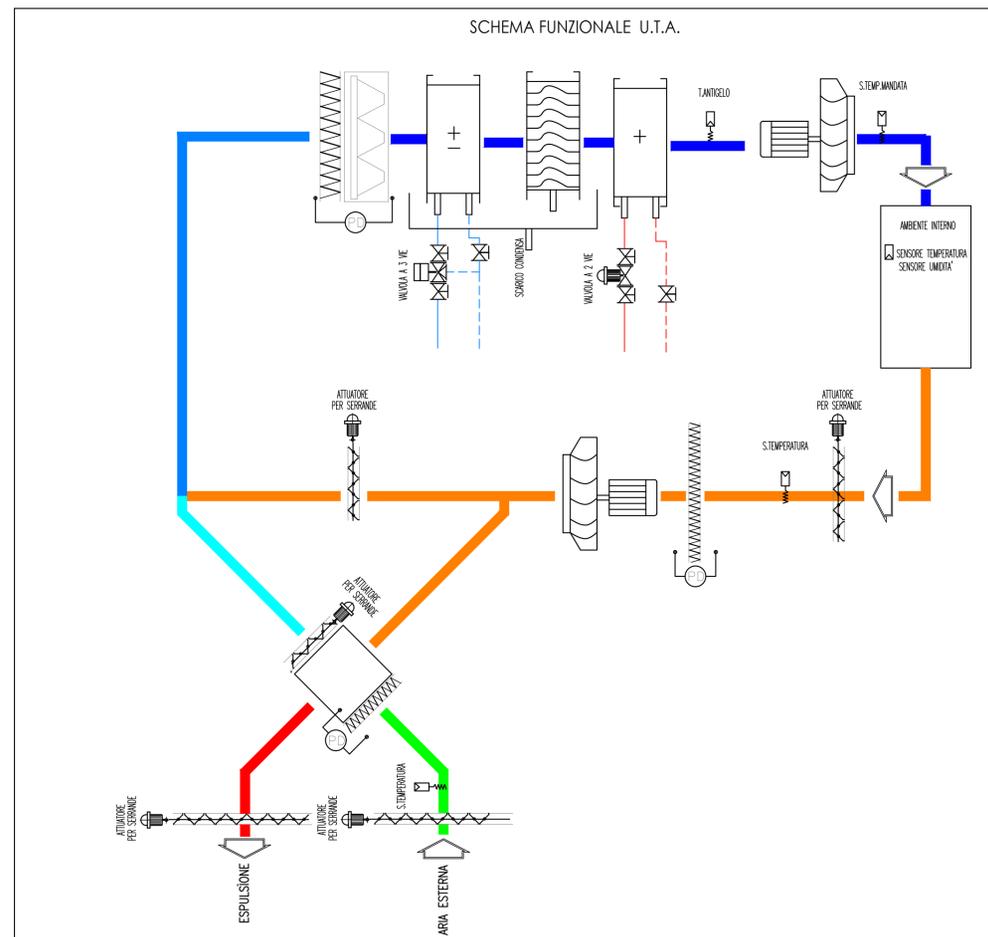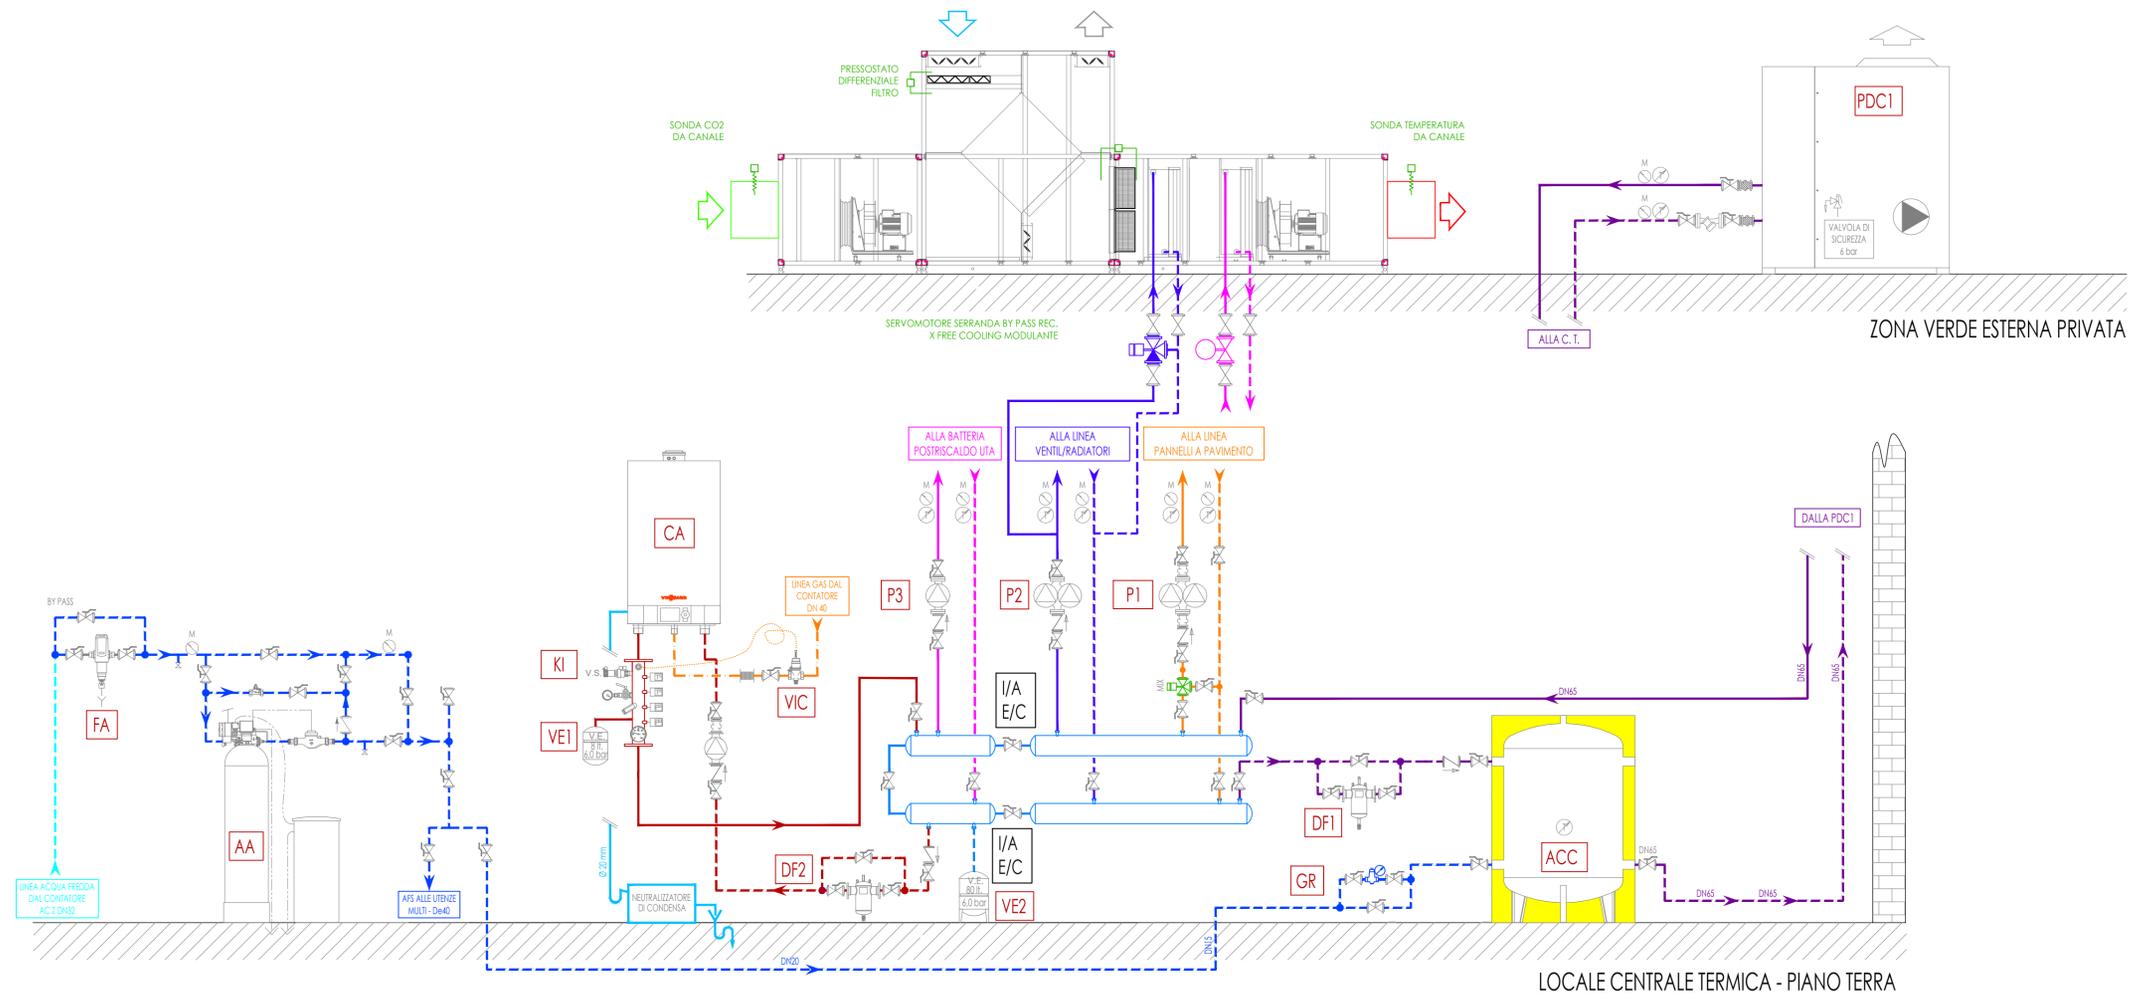

**LEGENDA APPARECCHIATURE**

FA	Filtro autopulente manuale, marca PINECO
AA	Addolcitore automatico con sistema di disinfezione marca PINECO
CA	Caldia murale con tecnologia a condensazione marca VISSMANN mod. VITODENS
VE2	Vaso d'espansione a membrana omologato CE e conforme alle direttive INAIL, impianto di riscaldamento.
KI	Kit allacciamento INAIL DN40 per VITODENS 200
VIC	Valvola di intercettazione combustibile
P1	Elettropompa gemellare circuito riscaldamento pannelli a pavimento marca GRUNDFOS mod. MAGNA 3
P2	Elettropompa gemellare circuito ventilconvettori, marca GRUNDFOS mod. MAGNA 3
P3	Elettropompa circuito batteria postiscaldamento UTA marca GRUNDFOS mod. ALPHA 3
ACC	Bollitore puffer inerziale doppia funzione estiva/invernale marca FACETTI mod. VTCF
VE1	Vaso d'espansione a membrana omologato CE e conforme alle direttive INAIL, impianto di riscaldamento, C.to caldaia.
DF2	Defangatore di protezione circuito caldaia marca CALEFFI
PDC1	Pompa di calore aria-acqua reversibile ad alta efficienza marca CLIVET mod. WSAN-XEE
DF1	Defangatore di protezione circuito PDC marca CALEFFI
GR	Gruppo di riempimento automatico - DN 15.

**LEGENDA SIMBOLI GRAFICI**


	Valvola di intercettazione a stera.
	Valvola di ritegno.
	Filtro a Y.
	Giunto di dilatazione antivibrante.
	Termometro - fondo scala 0-120°C.
	Manometro - fondo scala 0-6 bar.
	Sonda di temperatura.

0	SCHEMA FUNZIONALE	DIC.18	R.B.		
REV.	DESCRIZIONE	DATA	REDATTO	VERIFICATO	APPROVATO

Via Casigle (strada bassa) N°11-13  
41049 Sassuolo MO  
Telefono (0536) 803201  
Telefax (0536) 805662  
C.F. e Part. Iva 01653390367  
E-mail : info@sici-impianti.it  
http : //www.SICI-impianti.it

L10.03

<b>RELAZIONE CONTENIMENTO ENERGETICO</b>			
Scala: 1:100	TAV: 03		
Data: DIC.18	PROG : 18/1204		

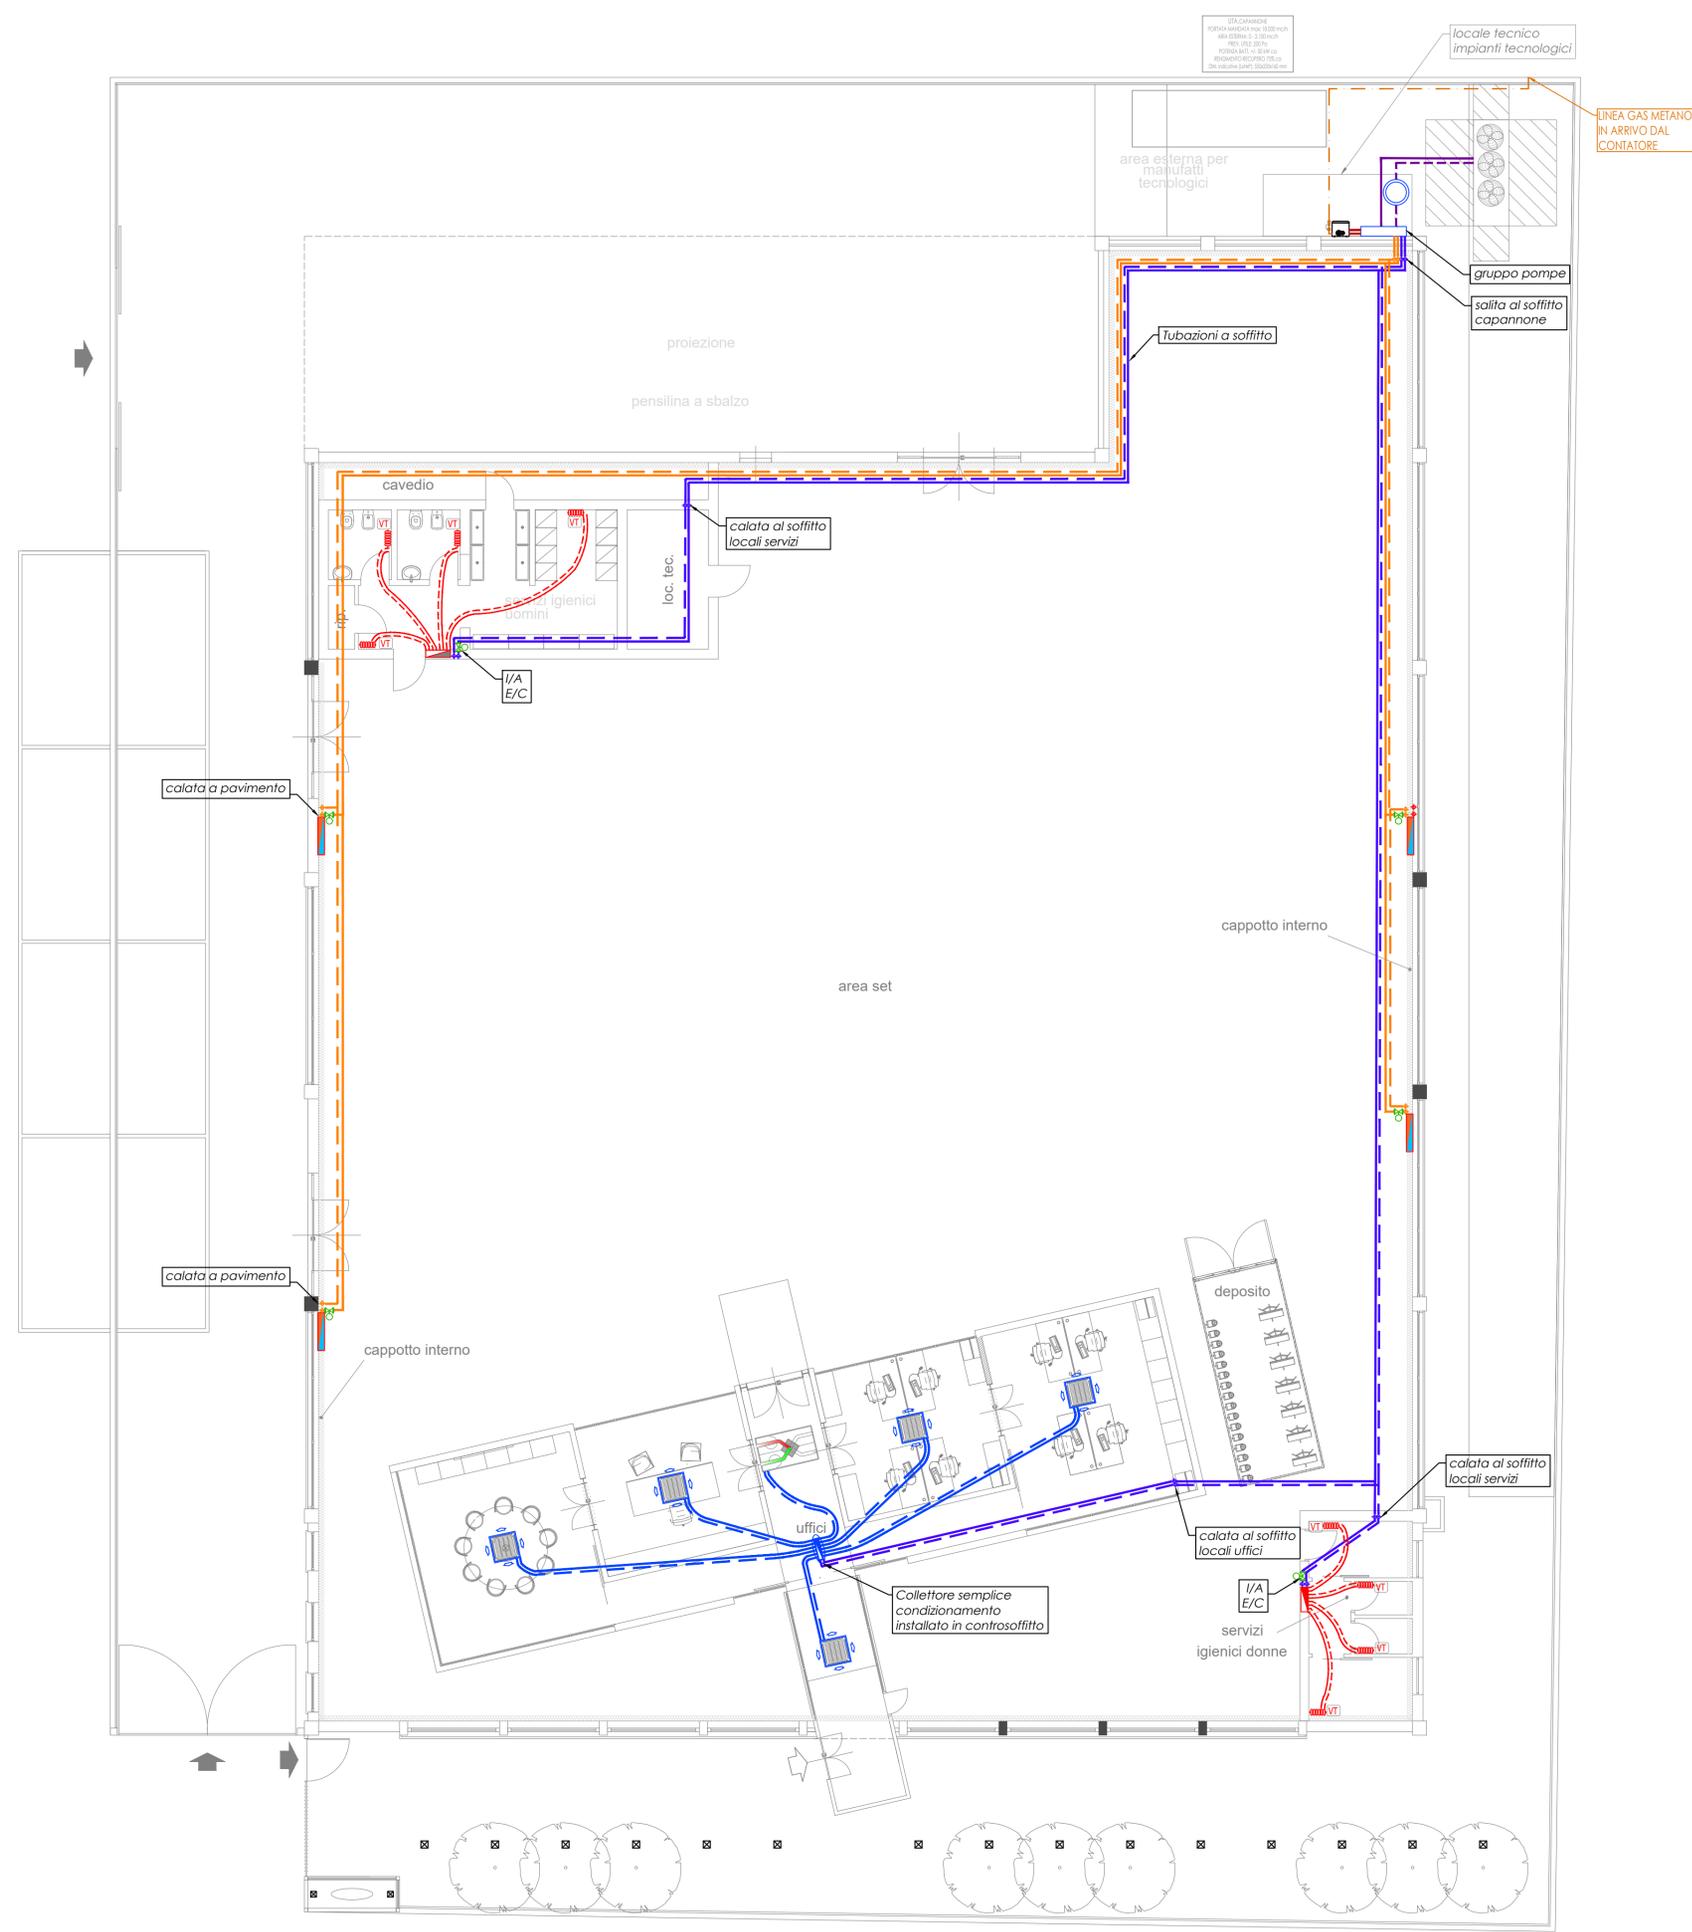

LEGENDA APPARECCHIATURE	
	RECUPERATORE DI CALORE A FLUSSI IN CONTROCORRENTE - ZONA UFFICI marca SABIANA mod. ENY-P1 comprensivo di: - scarico condensa - SCE - batteria ad acqua - BAE - filtro elettronico per canali - Crystal Duct System
	Ventilconvettore tipo cassette marca SABIANA serie SKY STAR SK Potenza termica (45°C): 1,47 kW Dimensioni ventil.: 599x599x285 mm [LxPxH] Dimensioni griglia: 599x599x34 mm [LxPxH] Peso: 24 kg
	Valvola motorizzata a due vie
	Collettore a parete - circuito pannelli radianti
	Collettore a parete - circuito radiatori
	Collettore a controsoffitto - circuito ventilconvettori

0	IMPIANTO RISCALDAMENTO	DIC.18	R.B.		
REV.	DESCRIZIONE	DATA	REDATTO	VERIFICATO	APPROVATO
Via Casigle (strada bassa) N°11-13 41049 Sassuolo MO Telefono (0536) 803201 Telefax (0536) 805662 C.F. e Part. Iva 01653390367 E-mail : info@sici-impianti.it http : //www.Sici-impianti.it		L10.04			
<b>RELAZIONE CONTENIMENTO ENERGETICO</b>					
Scala:	1:100	TAV:	04		
Data:	DIC.18	PROG:	18/1204		