



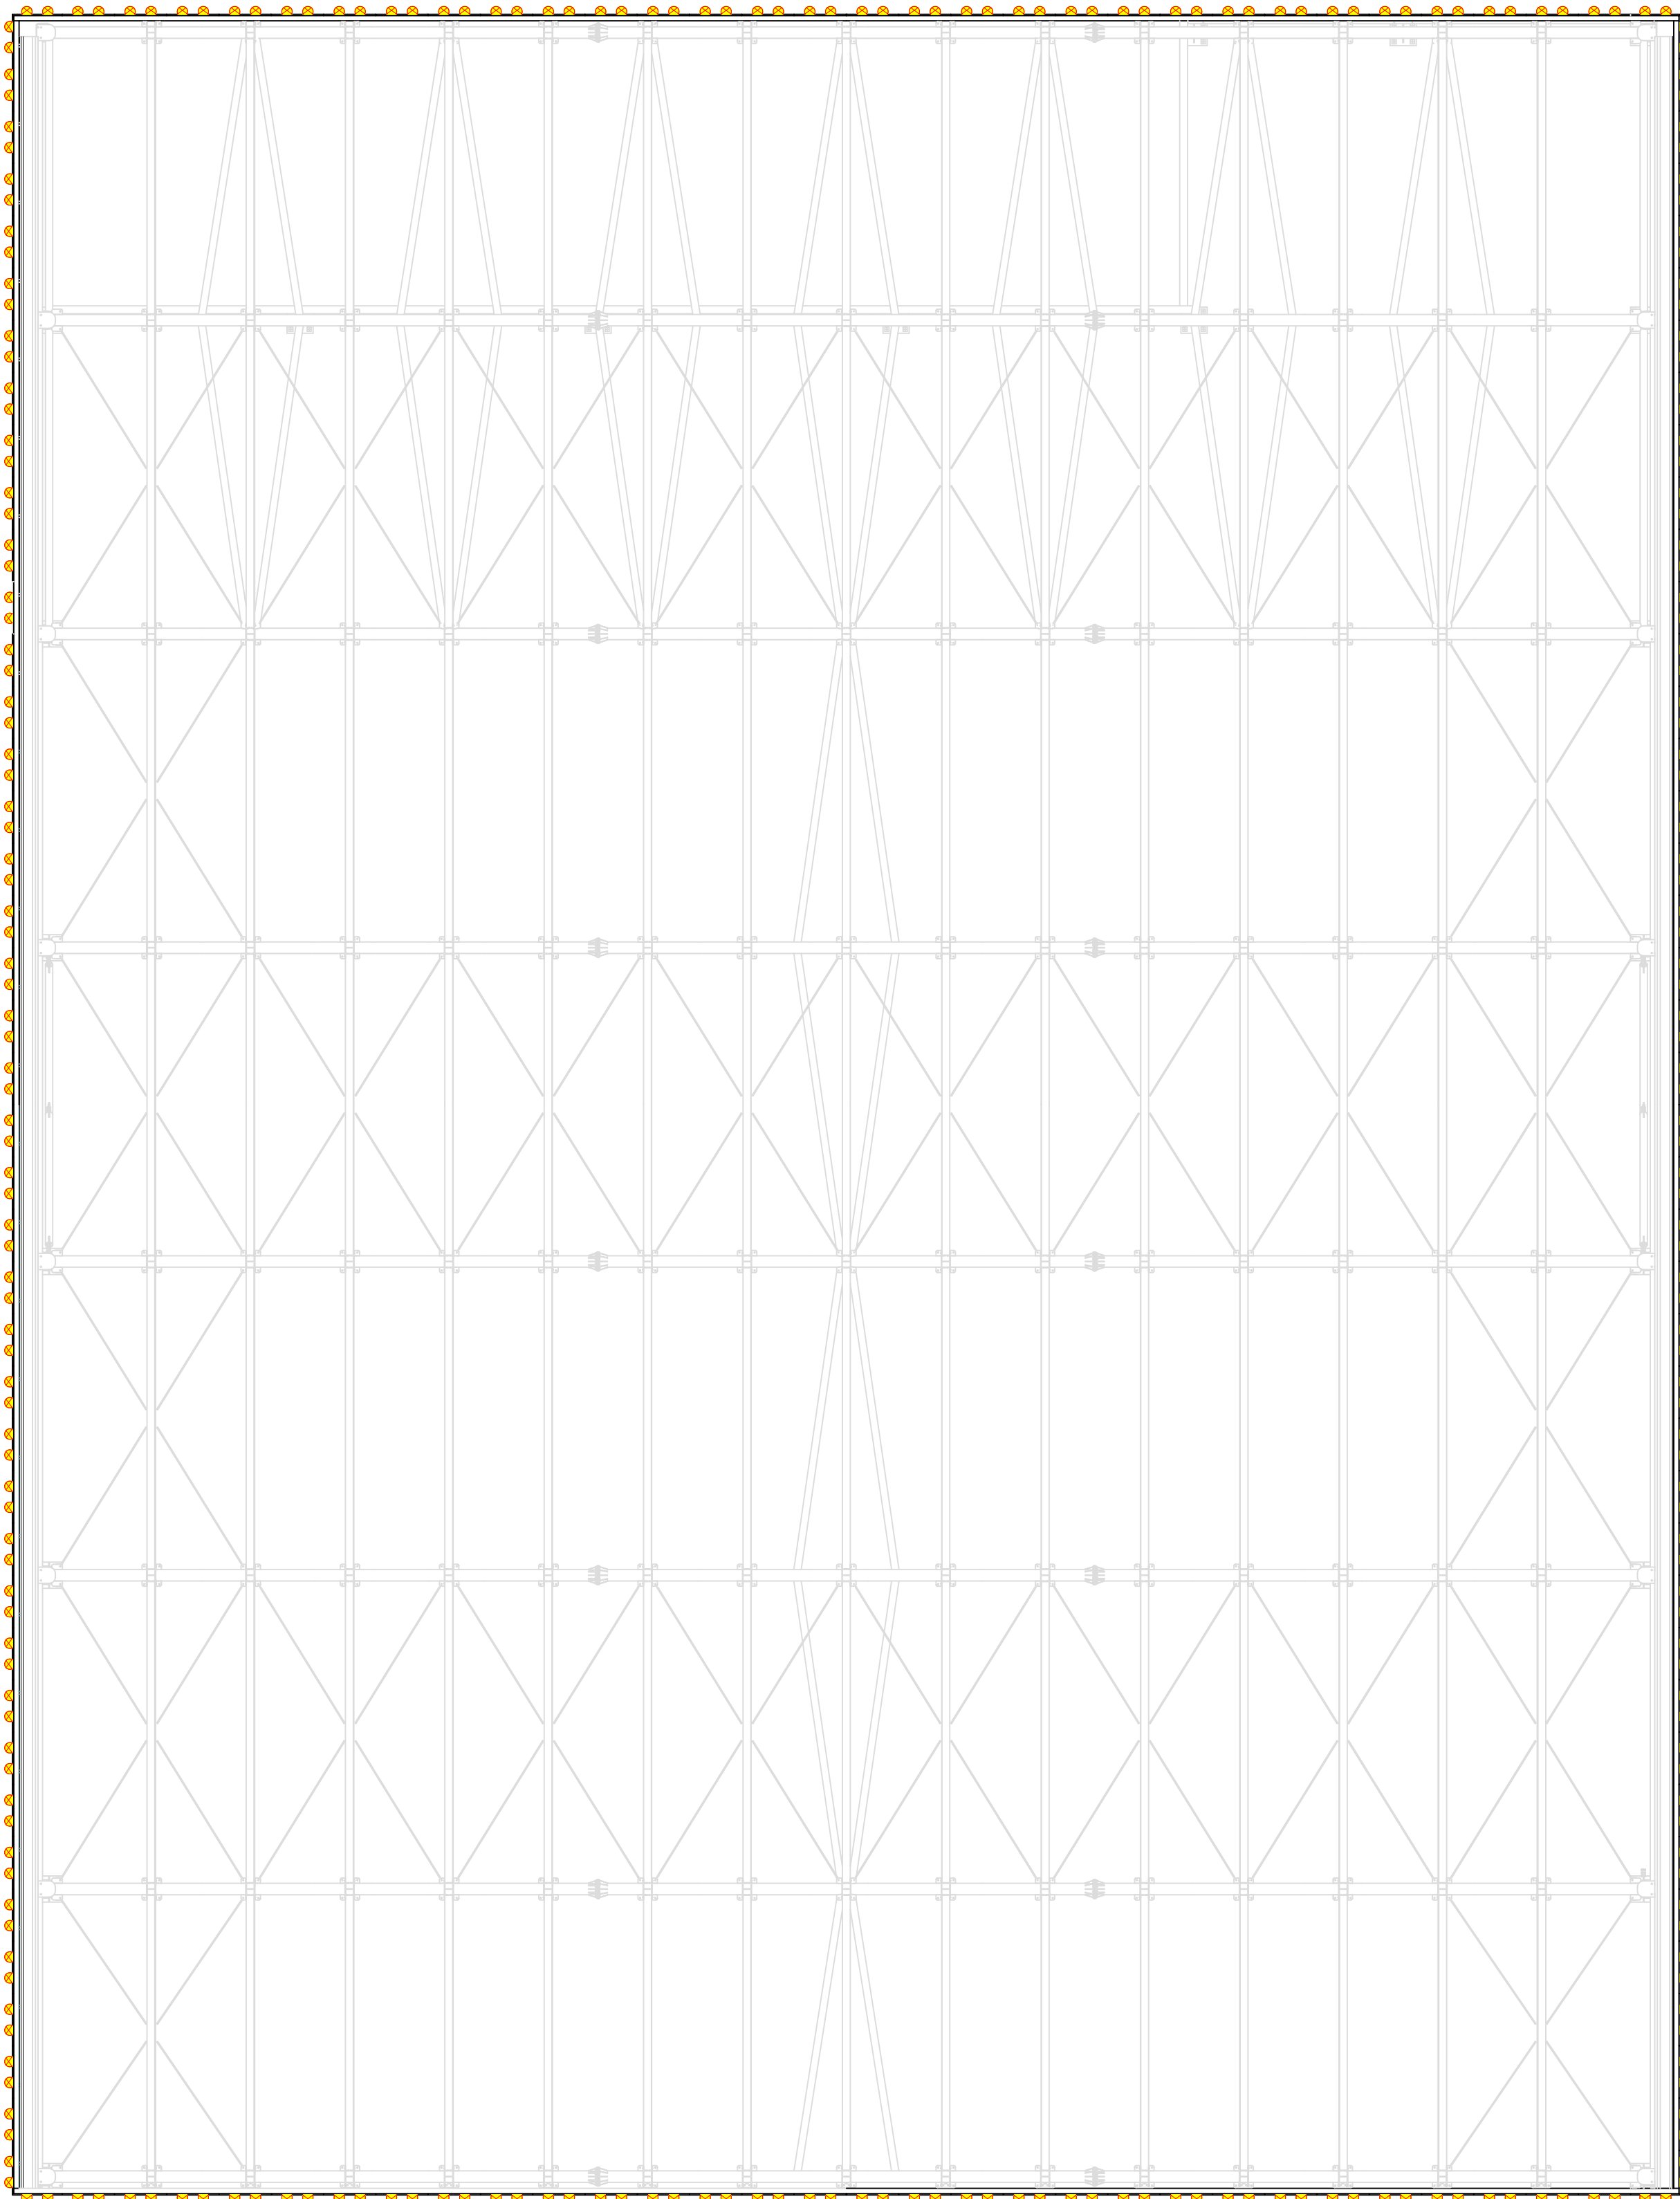

PIANTA STRUTTURA COPERTURA 1:100  
ILLUMINAZIONE PANNELLI COPERTURA

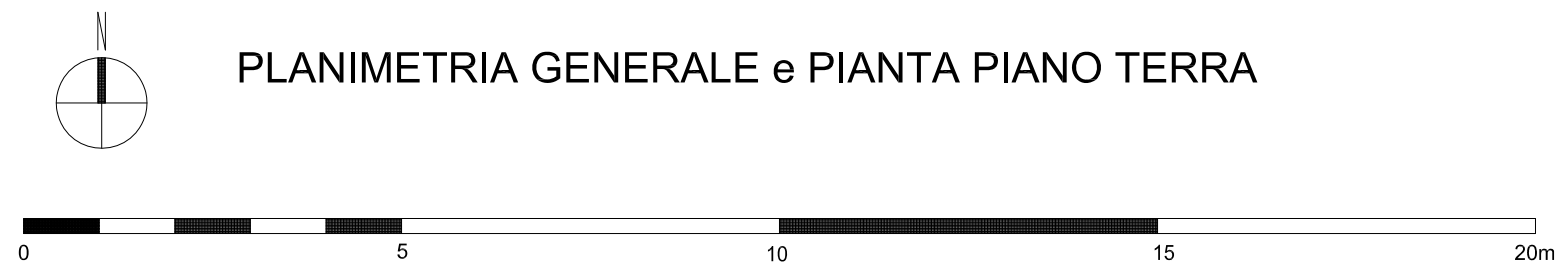

PLANIMETRIA GENERALE e PIANTA PIANO TERRA



| LEGENDA |                                                                                                                                                 |
|---------|-------------------------------------------------------------------------------------------------------------------------------------------------|
|         | Contatore di energia elettrica dell'ente fornitore                                                                                              |
|         | Quadro elettrico di distribuzione                                                                                                               |
|         | Armadio di trasmissione dati                                                                                                                    |
|         | Passerella in acciaio zincato per transito cavi energia delle dimensioni 300x75mm                                                               |
|         | Tubo in PVC autoestinguente serie pesante per posa a vista                                                                                      |
|         | Blindobarra per illuminazione 3P+N In=25A Telemecanique                                                                                         |
|         | Testato alimentazione blindobarra per illuminazione 3P+N In=25A Telemecanique                                                                   |
|         | Spina di derivazione da blindobarra per illuminazione 3P+N In=25A Telemecanique                                                                 |
|         | Plafoniera 3P Filippi Linda LED 2x30W (utilizzare il pressacavo anticondensa per i corpi illuminanti installati all'esterno sotto la pensilina) |
|         | Corpo illuminante da esterno sorgente LED da 833W IP66 marca "Cariboni", modello "Levante" o similare                                           |
|         | Uscita al punto luce a parete                                                                                                                   |
|         | Proiettore a LED incassato a pavimento                                                                                                          |
|         | Illuminazione a LED incassata nei pannelli di facciata                                                                                          |
|         | Corpo illuminante autonomo 1x24W con gruppo batteria-inverter per servizio di emergenza - autonomia 1h - Funzionamento SE con pillolegramma     |
|         | Corpo illuminante autonomo 1x24W con gruppo batteria-inverter per servizio di emergenza - autonomia 1h - Funzionamento SE                       |
|         | Touch panel per controllo illuminazione e finestrini                                                                                            |
|         | Interruttore unipolare di comando IP55                                                                                                          |
|         | Scatola di derivazione di dimensioni 150x110x75mm                                                                                               |
|         | Scatola di derivazione di dimensioni 120x80x75mm                                                                                                |

IMMOBILTEC S.P.A.  
Via Ghiarola Vecchia, 73 - Fiorano Modenese (MO)

COMUNE DI FIORANO MODENESE (MO).  
Progetto di ristrutturazione edilizia con parziale demolizione (fabbricato in lamiera) e parziale ampliamento (pensilina a sbalzo); in applicazione dell'art. 53 della legge regionale e.r. - n. 24/2017; intervento edilizio previsto su fabbricato esistente, posto in comune di Fiorano Modenese (MO) - via Braidà, 22-24-26 - identificato catastalmente al fig. 9 - particella 45 di proprietà della ditta "IMMOBILTEC S.p.A." ed in utilizzo alla ditta "SCARABEO ENTERTAINMENT" studio di produzione cinematografica.

Cod. Fisc. BLB BRG 55922 M62J - P.IVA 0284160366  
Via Braidà 20D - 41049 Sassuolo (MO)  
tel. 0536.81.14.12 - fax 0536.19.48.124  
info@studiodalberini.it

Progettazione  
Studio Associato  
Balberini  
Società  
Società  
Società

Progettazione  
Studio Associato  
Balberini  
Società  
Società  
Società

Progettazione  
Studio Associato  
Balberini  
Società  
Società  
Società

NUNZIO CASELLI  
INGEGNERE  
Via Mantegna, 133 - 41125 MODENA  
tel e fax 059.341.134  
C.F. CSL NSCZ C3F30 F503C - P.IVA 02405660360

Progettazione & Consulenza Ingegneria  
Area Elettrica, Termotecnica ed Energetica  
Progettazione ed Esecuzione  
Certificazione Energetica degli Edifici  
Sistemi Elettronici e Sicurezza  
Domotica - Home & Building Automation  
Previsione Incendi - Certificazione ATEX  
Sistemi nel campo del lavoro  
Assistenza con sistema di qualità  
secondo ISO 9001:2015

PROGETTO  
PRELIMINARE IMPIANTO ELETTRICO

SCALA  
1:100  
NUMERO  
EP02  
DATA  
15/12/2018

Commissa  
2018-0026  
DESCRIZIONE  
IMPIANTO DI ILLUMINAZIONE  
REV. r.1 del 15/12/2018