
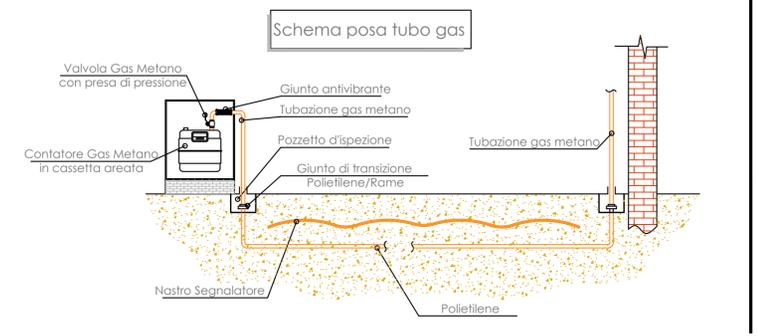


ITACANTIERE  
 PIANO: IMPIANTO CLIMATIZZAZIONE  
 AREA: 05/08/18  
 DATA: 05/08/18  
 AUTORE: SICI  
 APPROVATO: SICI

LINEA GAS METANO  
 IN ARRIVO DAL  
 CONTATORE

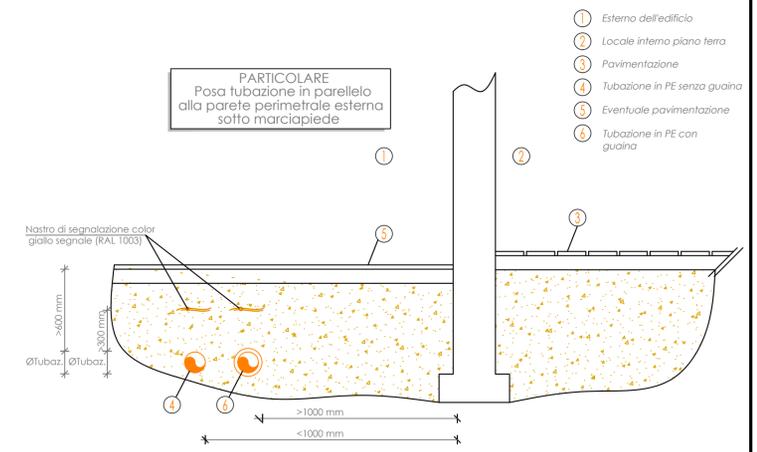

**LEGENDA APPARECCHIATURE**

	RECUPERATORE DI CALORE A FLUSSI IN CONTROCORRENTE - ZONA UFFICI marca SABIANA mod. BNY-F1 comprensivo di: -scarico condensa - SCE -batteria ad acqua - BAE -filtro elettronico per canali - Crystal Duct System
	Ventilconvettore tipo cassette marca SABIANA serie SKY STAR SK Potenza termica (45°C): 1,47 kW Dimensioni ventil.: 599x599x285 mm (LxPxH) Dimensioni griglia: 599x599x34 mm (LxPxH) Peso: 24 kg
	Valvola motorizzata a due vie
	Collettore a parete - circuito pannelli radianti
	Collettore a parete - circuito radiatori
	Collettore a contro soffitto - circuito ventilconvettori

0	IMPIANTO CLIMATIZZAZIONE INVESTIT - DISTRIBUZIONE TUBAZIONI E TIPOLOGIA CORPI SCALDANTI	DIC.18	R.B.		
REV.	DESCRIZIONE	DATA	REDATTO	VERIFICATO	APPROVATO




**SICI**  
 Impianti tecnici

Via Casiglie (strada bassa) N°11-13  
 41049 Sassuolo MO  
 Telefono (0536) 803201  
 Telefax (0536) 805662  
 C.F. e Part. Iva 01653390367  
 E-mail : info@sici-impianti.it  
 http : //www.sici-impianti.it


M.02

**PROGETTO PRELIMINARE 37/08**

Scala: 1:100	TAV: 02
Data: DIC.18	PROG: 18/1204

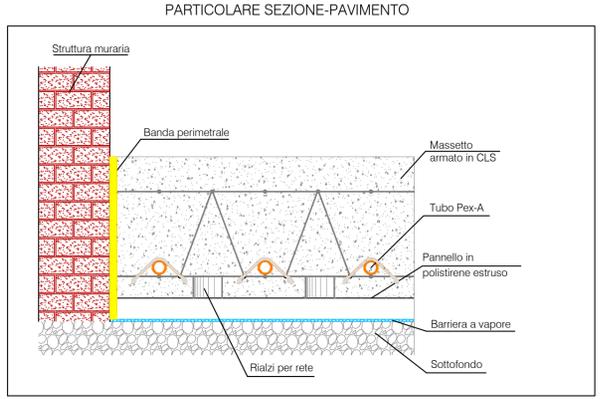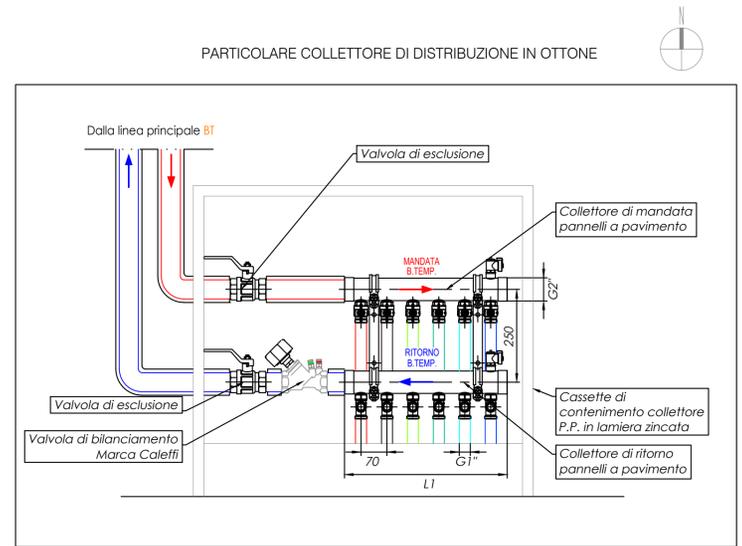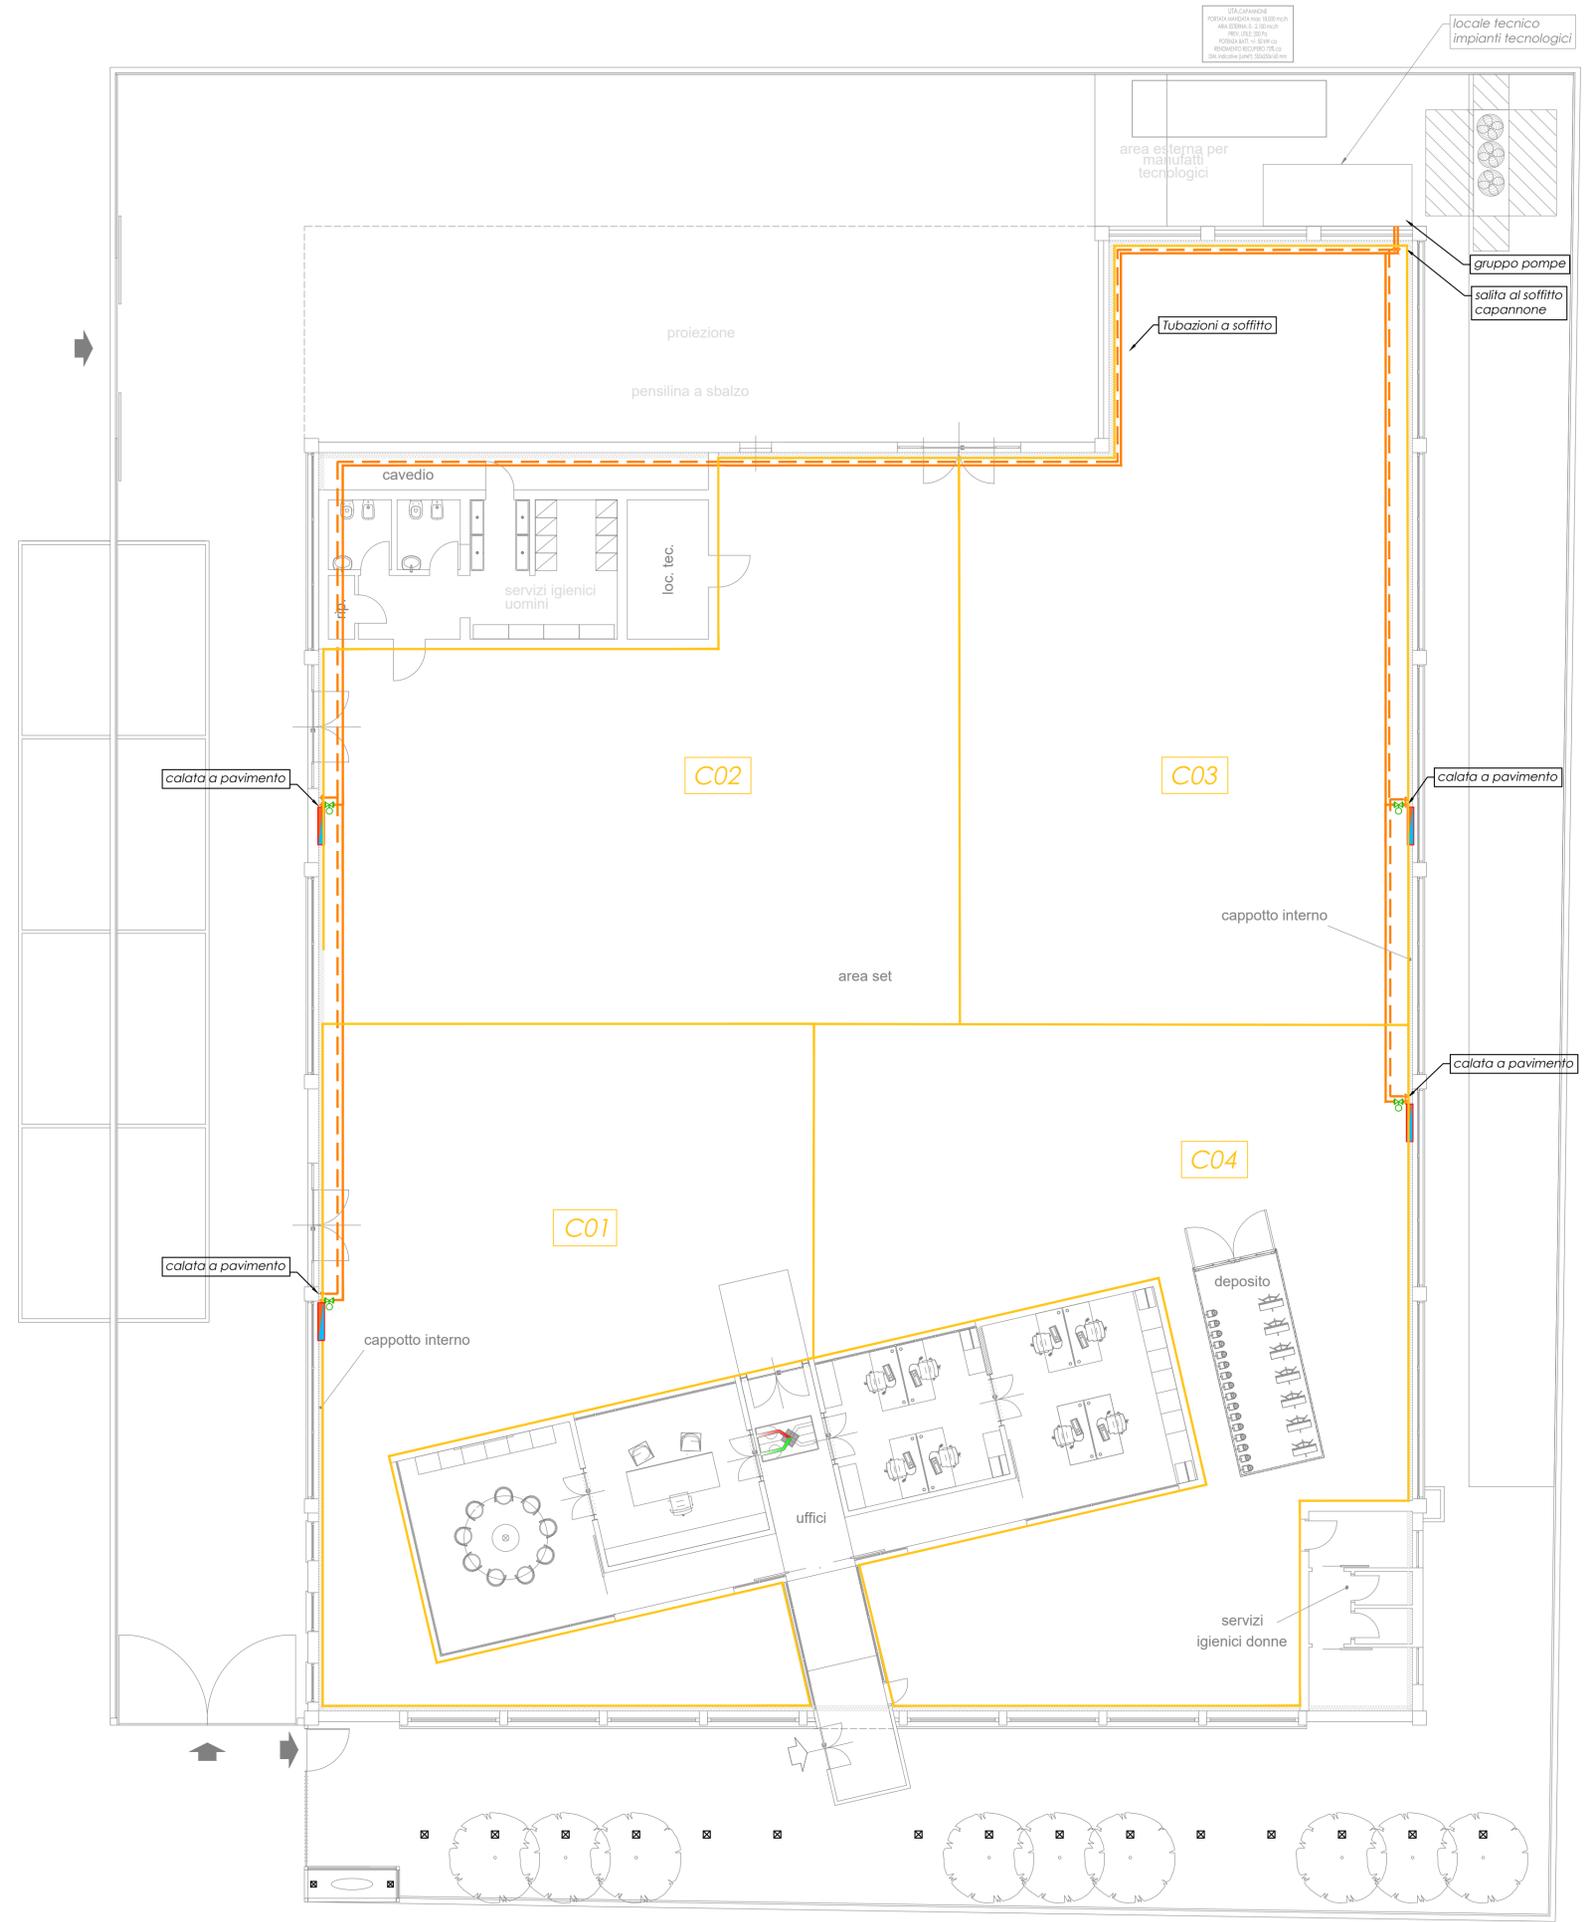

0	IMPIANTO PANNELLI RADIANTI A PAVIMENTO - DISTRIBUZIONE TUBAZIONI	DIC.18	R.B.		
REV.	DESCRIZIONE	DATA	REDATTO	VERIFICATO	APPROVATO
<p>Via Casiglie (strada bassa) N°11-13 41049 Sassuolo MO Telefono (0536) 803201 Telefax (0536) 805662 C.F. e Part. Iva 01653390367 E-mail : info@sici-impianti.it http : //www.Sici-impianti.it</p>		M.03			
PROGETTO PRELIMINARE 37/08					
Scala:	1:100	TAV:	03		
Data:	DIC.18	PROG:	18/1204		

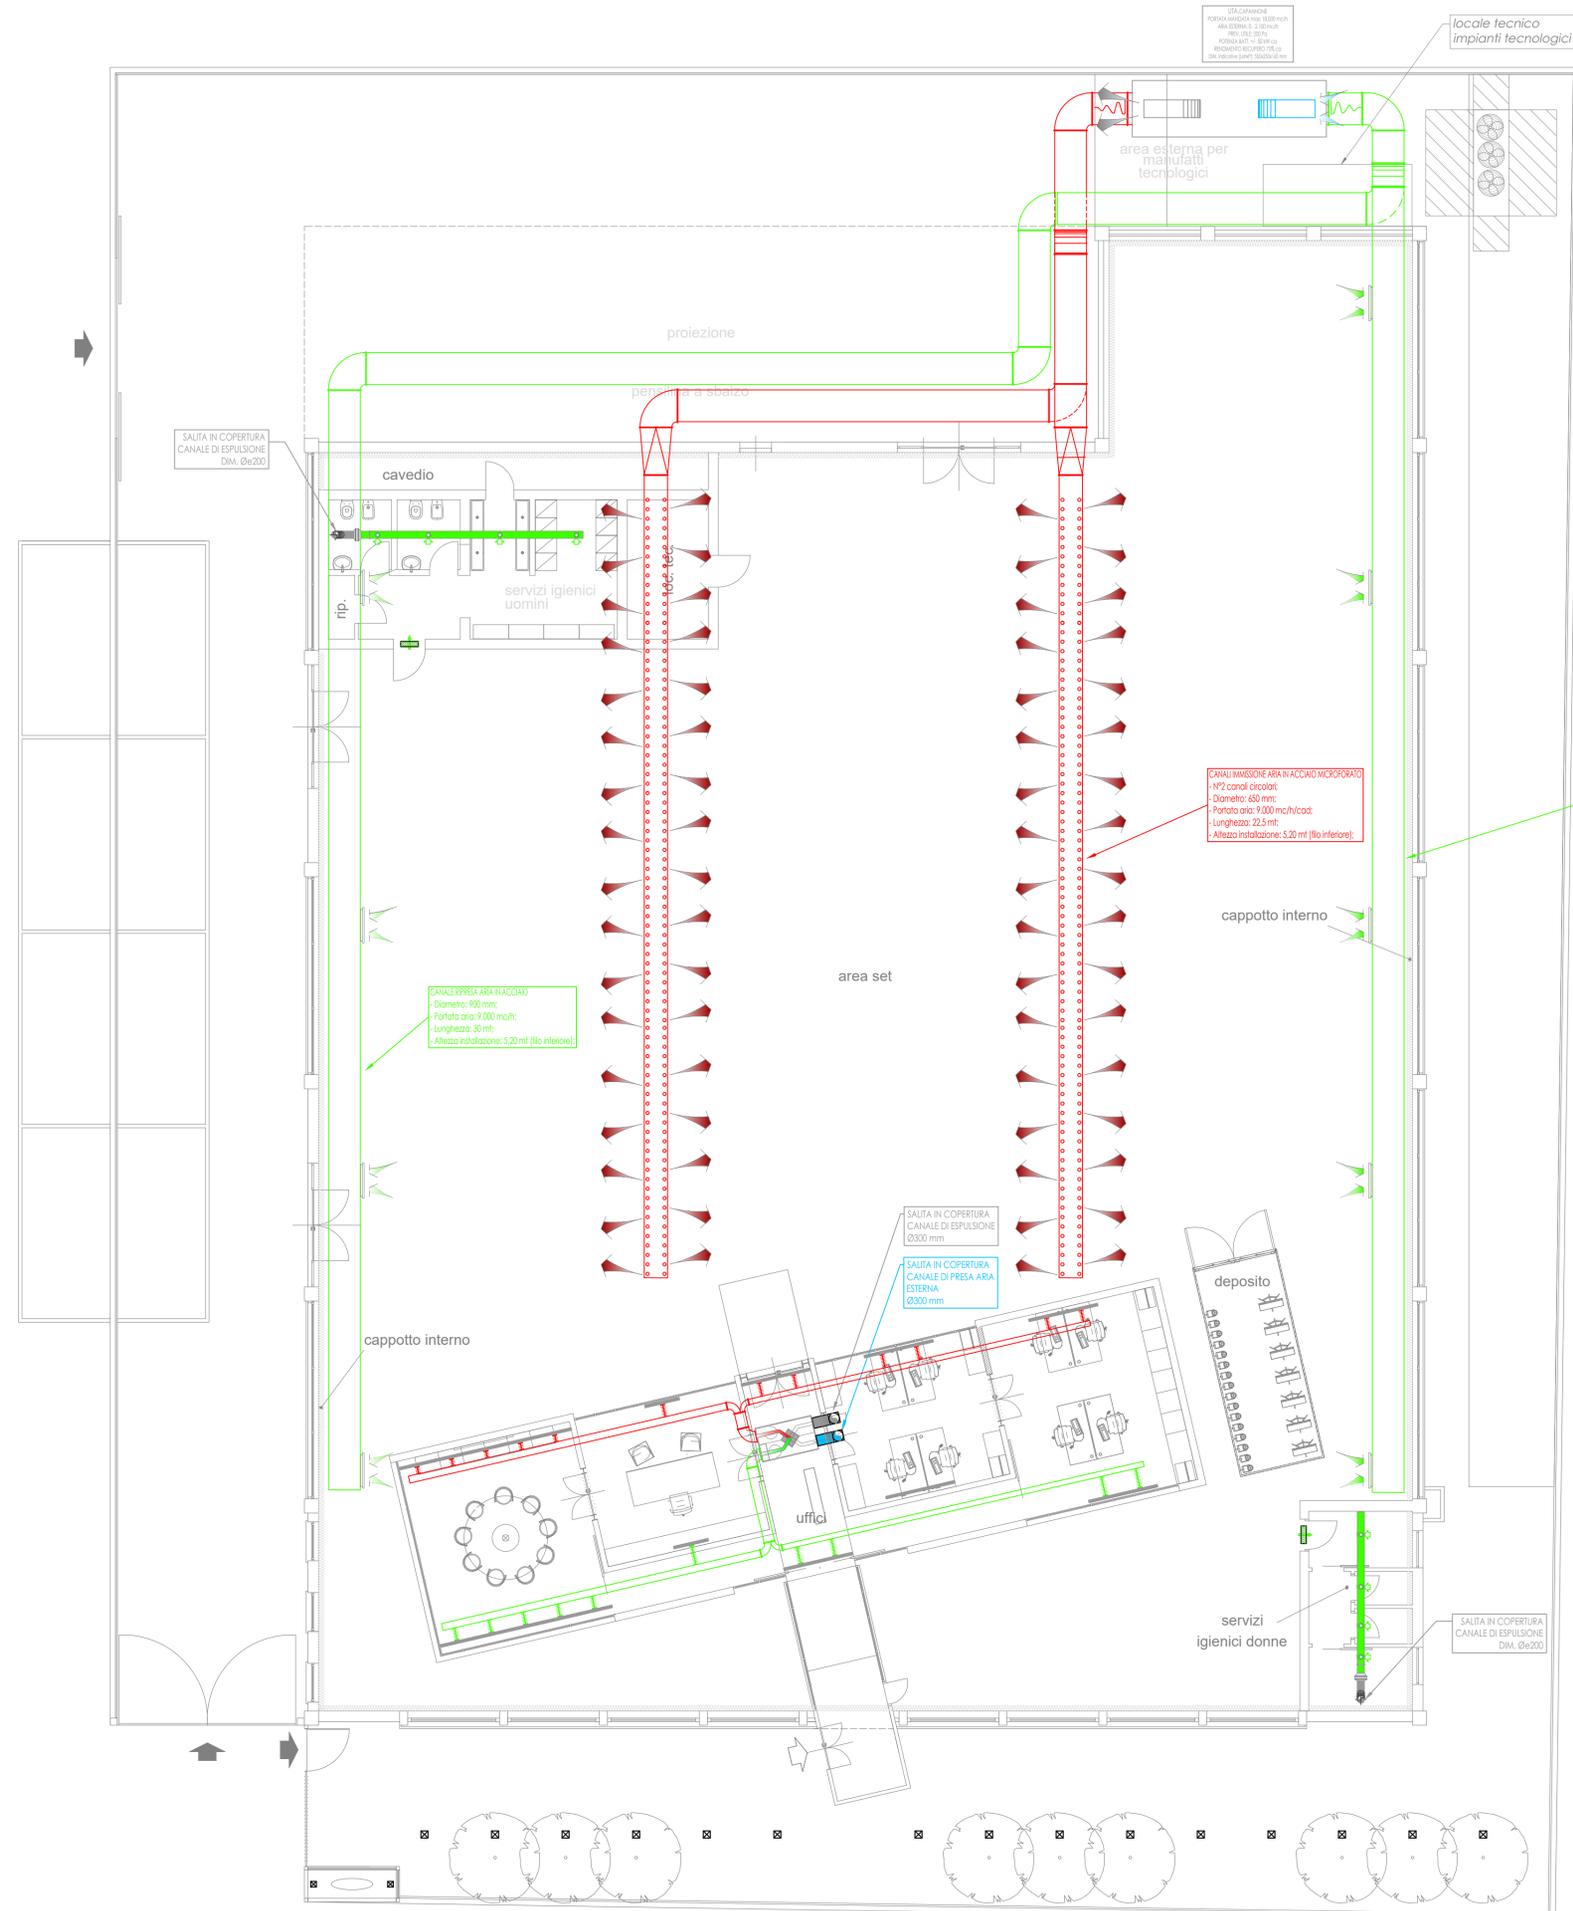

LEGENDA APPARECCHIATURE	
	RECUPERATORE DI CALORE A FLUSSI IN CONTROCORRENTE - ZONA UFFICI marca SABIANA mod. ENY-P1 comprensivo di: -scarica condensa - SCE -batteria ad acqua - BAE -filtro elettronico per canali - Crystal Duct System
	VENTILATORE CENTRIFUGO DI ESTRAZIONE DA INSTALLAZIONE INTERNA - SERVIZI marca FLAKT WOODS mod. ESPADA Tipo 1: Grandezza 100, avente le seguenti caratteristiche tecniche: -Portata: 130 [m³/h] -Prevalenza: 150 [Pa] -Dimensioni (DxLxP): 100x245x220 [mm] -Peso: 2,4 [kg]
	VALVOLA DI ASPIRAZIONE CON COLLARE DI FISSAGGIO - SERVIZI marca F.C.R. mod. DS: -Tipo 1: Grandezza 100, Portata aria: 50...100 [m³/h]/cad. Caduta di pressione: 25...80 Pa:
	DIFFUSORE LINEARE - ZONA UFFICI marca F.C.R. mod. LF complete di plenum di isolato
	GRIGLIA DI TRANSITO marca F.C.R. mod. GTA: -Tipo 1: 600x200, Portata aria: 150...300 [m³/h]/cad.

**N.B.** I canali di presa aria esterna e di espulsione, per il tratto che va dal recuperatore sino in prossimità della fuoriuscita in copertura, saranno provvisti di isolamento in gomma anticondensa avente spessore pari a 6 mm.

0	IMPIANTO VENTILAZIONE MECCANICA - DISTRIBUZIONE TUBAZIONI E TIPOLOGIA ELEMENTI TERMINALI	DIC.18	R.B.		
REV.	DESCRIZIONE	DATA	REDATTO	VERIFICATO	APPROVATO
<p>Via Casiglie (strada bassa) N°11-13 41049 Sassuolo MO Telefono (0536) 803201 Telefax (0536) 805662 C.F. e Part. Iva 01653390367 E-mail : info@sici-impianti.it http : //www.sici-impianti.it</p>		M.04			
PROGETTO PRELIMINARE 37/08					
Scala:	1:100	TAV:	04		
Data:	DIC.18	PROG:	18/1204		