
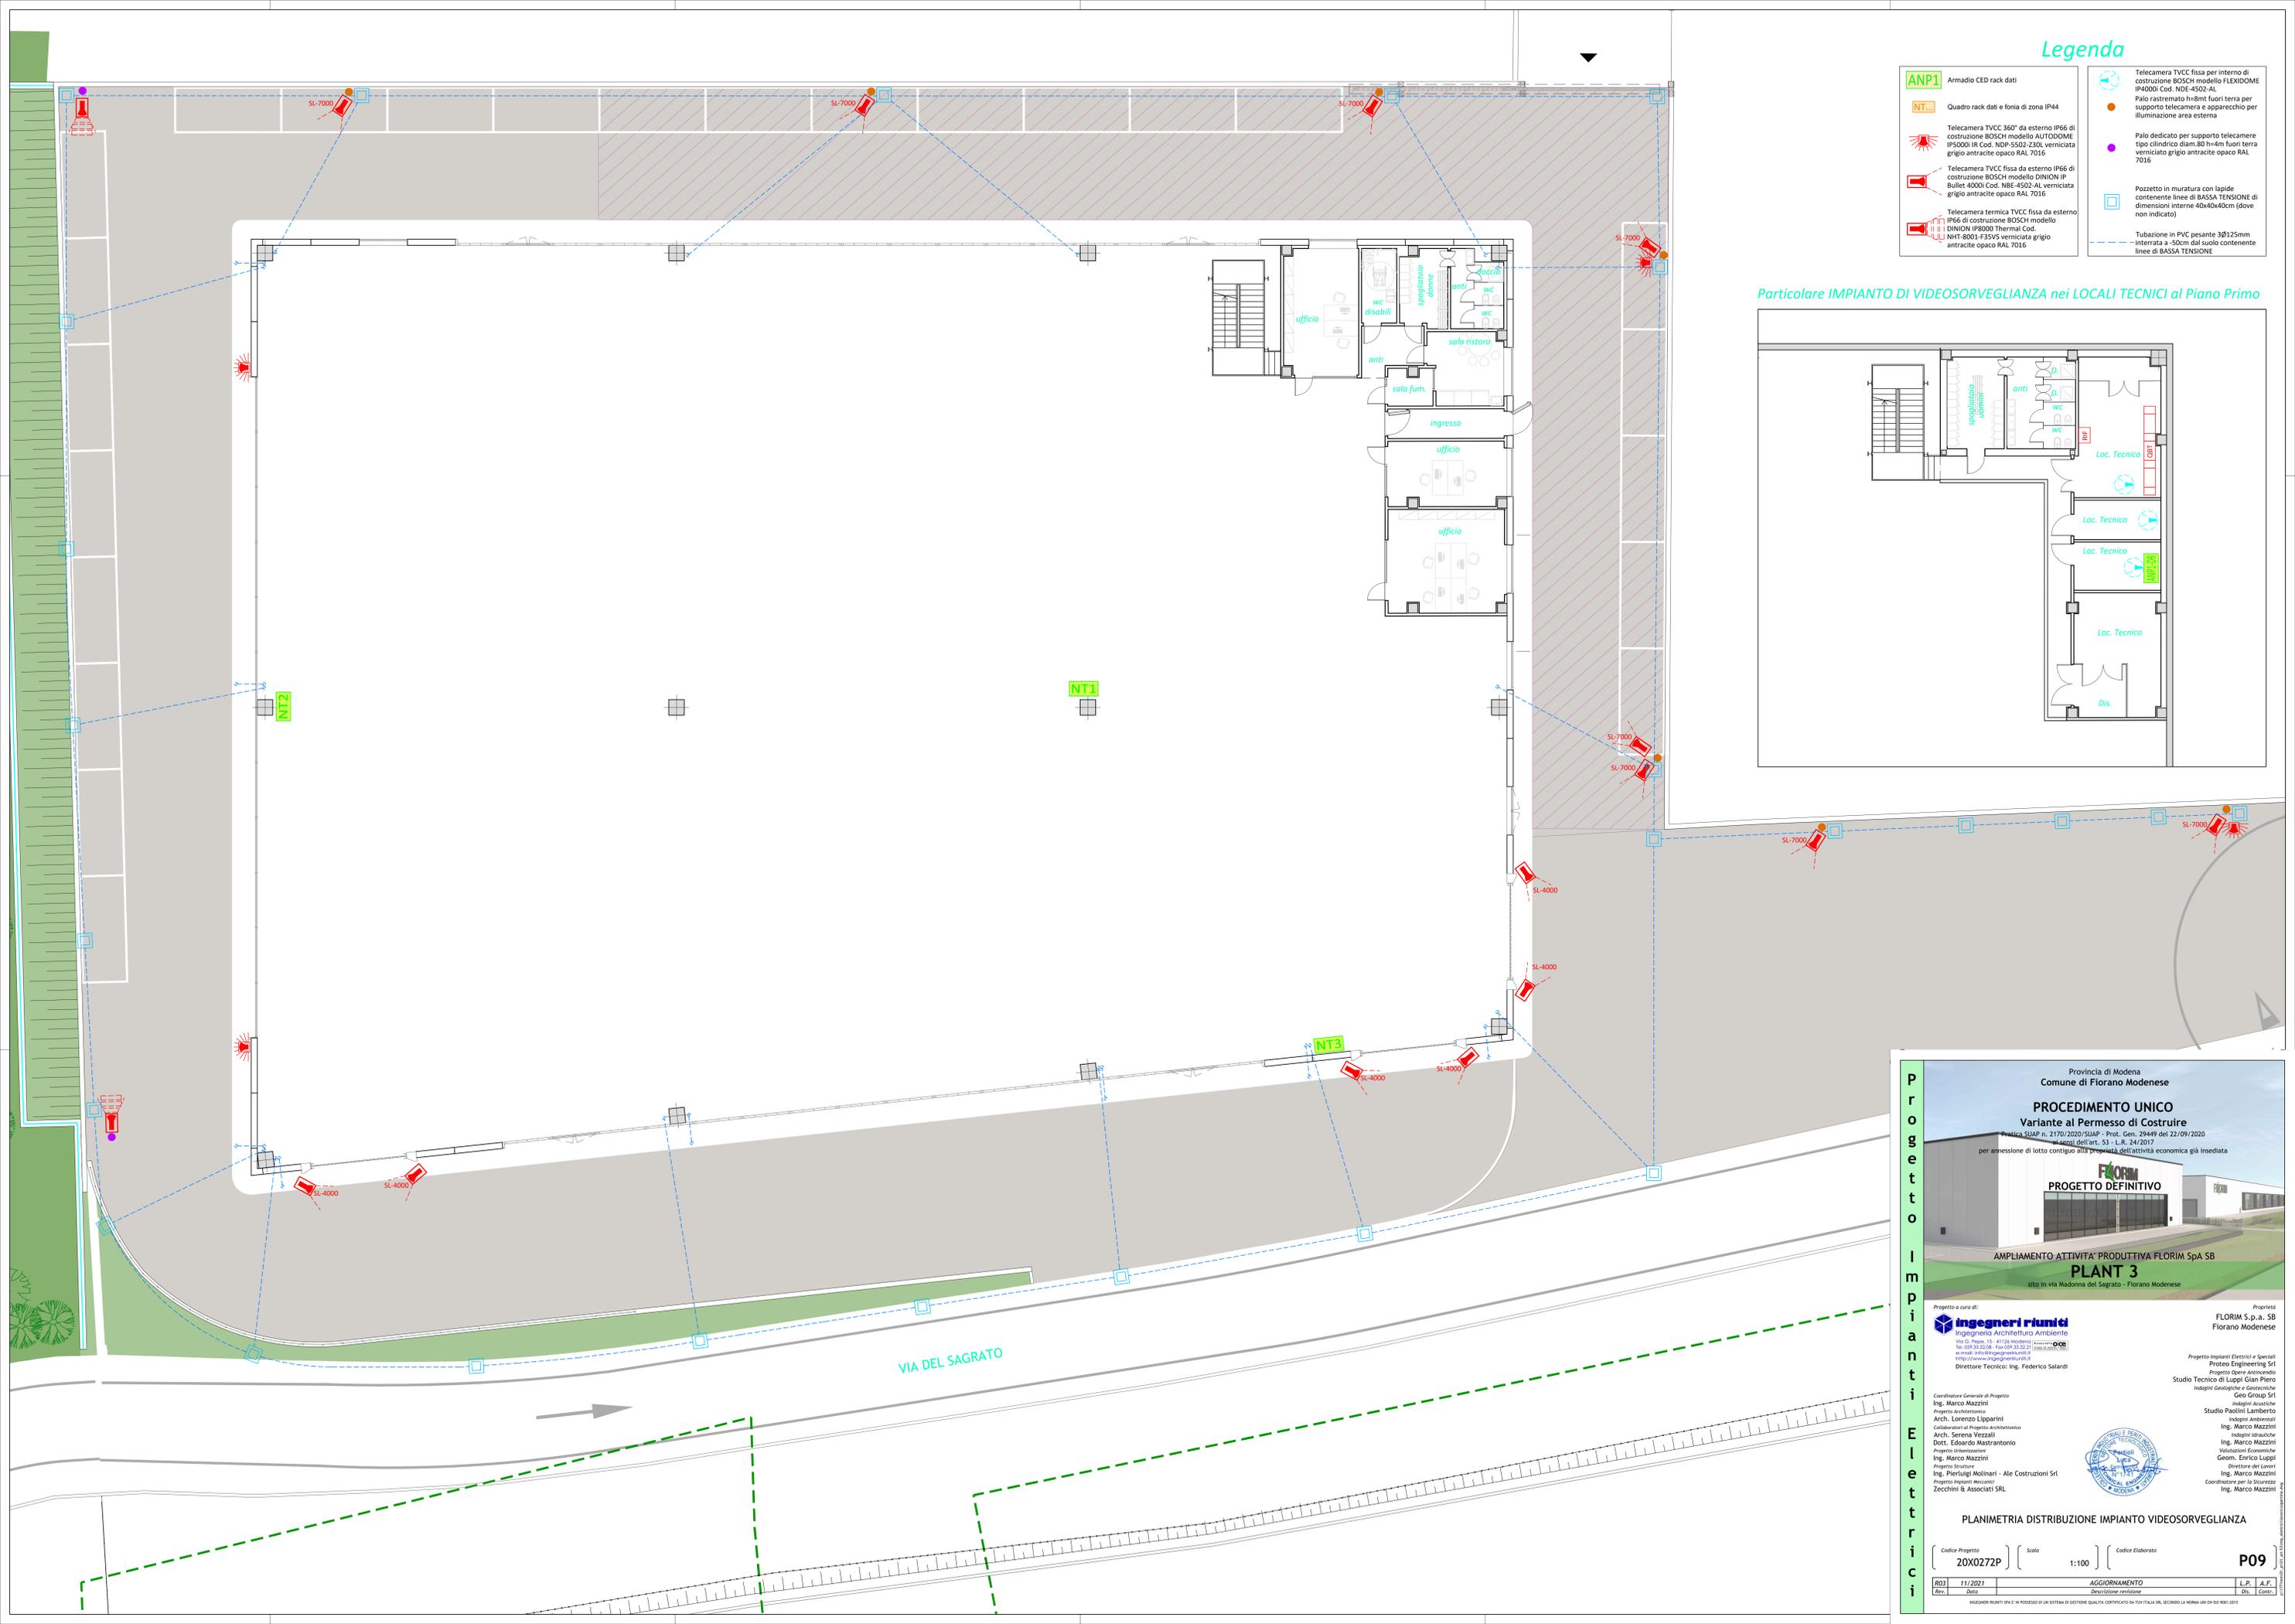


Legenda

- [ANP1]** Armadio CED rack dati
- [NT...]** Quadro rack dati e fornia di zona IP44
- Telecamera TVCC 360° da esterno IP66 di costruzione BOSCH modello FLEXIDOME IP4000I IR Cod. NDP-5502-Z30L verniciata grigio antracite opaco RAL 7016
- Telecamera TVCC fissa da esterno IP66 di costruzione BOSCH modello DINION IP Bullet 4000I Cod. NBE-4502-AL verniciata grigio antracite opaco RAL 7016
- Telecamera termica TVCC fissa da esterno IP66 di costruzione BOSCH modello DINION IP8000 Thermal Cod. NHT-8001-F35V5 verniciata grigio antracite opaco RAL 7016
- Telecamera TVCC fissa per interno di costruzione BOSCH modello FLEXIDOME IP4000I Cod. NDE-4502-AL
- Palo rastremato h=4m fuori terra per supporto telecamera e apparecchio per illuminazione area esterna
- Palo dedicato per supporto telecamera rastremato h=4m fuori terra verniciato grigio antracite opaco RAL 7016
- Pozzetto in muratura con lapide contenente linee di BASSA TENSIONE di dimensioni interne 40x40x40cm (dove non indicato)
- Tubazione in PVC pesante Ø1125mm interrata a -50cm dal suolo contenente linee di BASSA TENSIONE

Particolare IMPIANTO DI VIDEOSORVEGLIANZA nei LOCALI TECNICI al Piano Primo

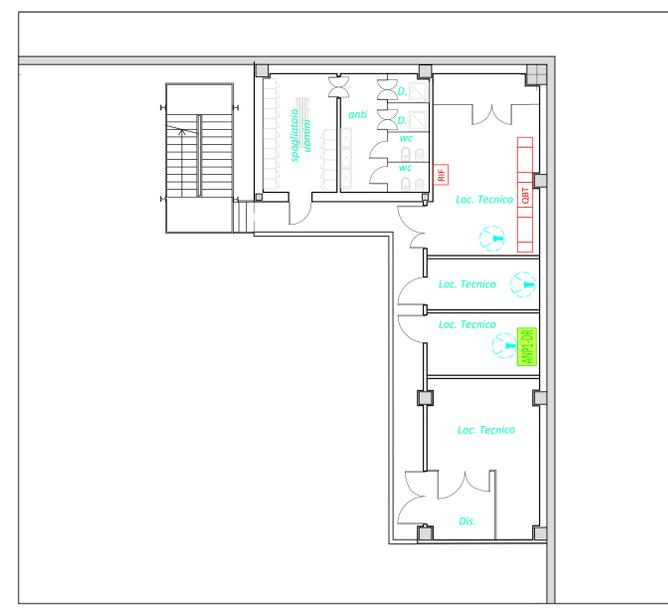

Provincia di Modena
Comune di Fiorano Modenese

PROCEDIMENTO UNICO
Variante al Permesso di Costruire

Pratica SUAP n. 2170/2020/SUAP - Prot. Gen. 29449 del 22/09/2020
Decreto dell'art. 53 - L.R. 24/2017
per ammissione di lotto contiguo alla proprietà dell'attività economica già insediata

FLORIM
PROGETTO DEFINITIVO

AMPLIAMENTO ATTIVITA' PRODUTTIVA FLORIM SpA SB
PLANT 3
sito in via Madonna del Sagrato - Fiorano Modenese

Progetto a cura di:
ingegneri riuniti
Ingegneria Architettura Ambiente
Via G. Paganini, 12 - 41129 Modena (MO)
Tel. 059.33.22.68 - Fax 059.33.32.21
e-mail: info@ingegneriuniti.it
http://www.ingegneriuniti.it
Direttore Tecnico: Ing. Federico Salardi

Proprietà:
FLORIM S.p.A. SB
Fiorano Modenese

Progetto Impianti Elettrici e Speciali
Progetto Engineering Srl
Progetto Opere Antincendio
Studio Tecnico di Luppi Gian Piero
Ingegneri Geodetiche e Geomatiche
Geo Group Srl
Ingegneri Acustiche
Studio Paoletti Lamberto
Ingegneri Ambientali
Ing. Marco Mazzini
Ingegneri Idrauliche
Ing. Marco Mazzini
Valutazioni Economiche
Geom. Enrico Luppi
Direttore dei Lavori
Ing. Marco Mazzini
Coordinatore per la Sicurezza
Ing. Marco Mazzini

PLANIMETRIA DISTRIBUZIONE IMPIANTO VIDEOSORVEGLIANZA

Codice Progetto: **20X0272P** | Scala: **1:100** | Codice Elaborato: **P09**

203	11/2021	AGGIORNAMENTO	L.P. A.F.
Rev:	Data	Descrizione revisione	Dis. Cont.

INGEGNERI RIUNITI SPA E' IN POSSESSO DI UN SISTEMA DI GESTIONE QUALITA' CERTIFICATO DA TÜV ITALIA SRL, SECONDO LA NORMA UNI EN ISO 9001:2015