


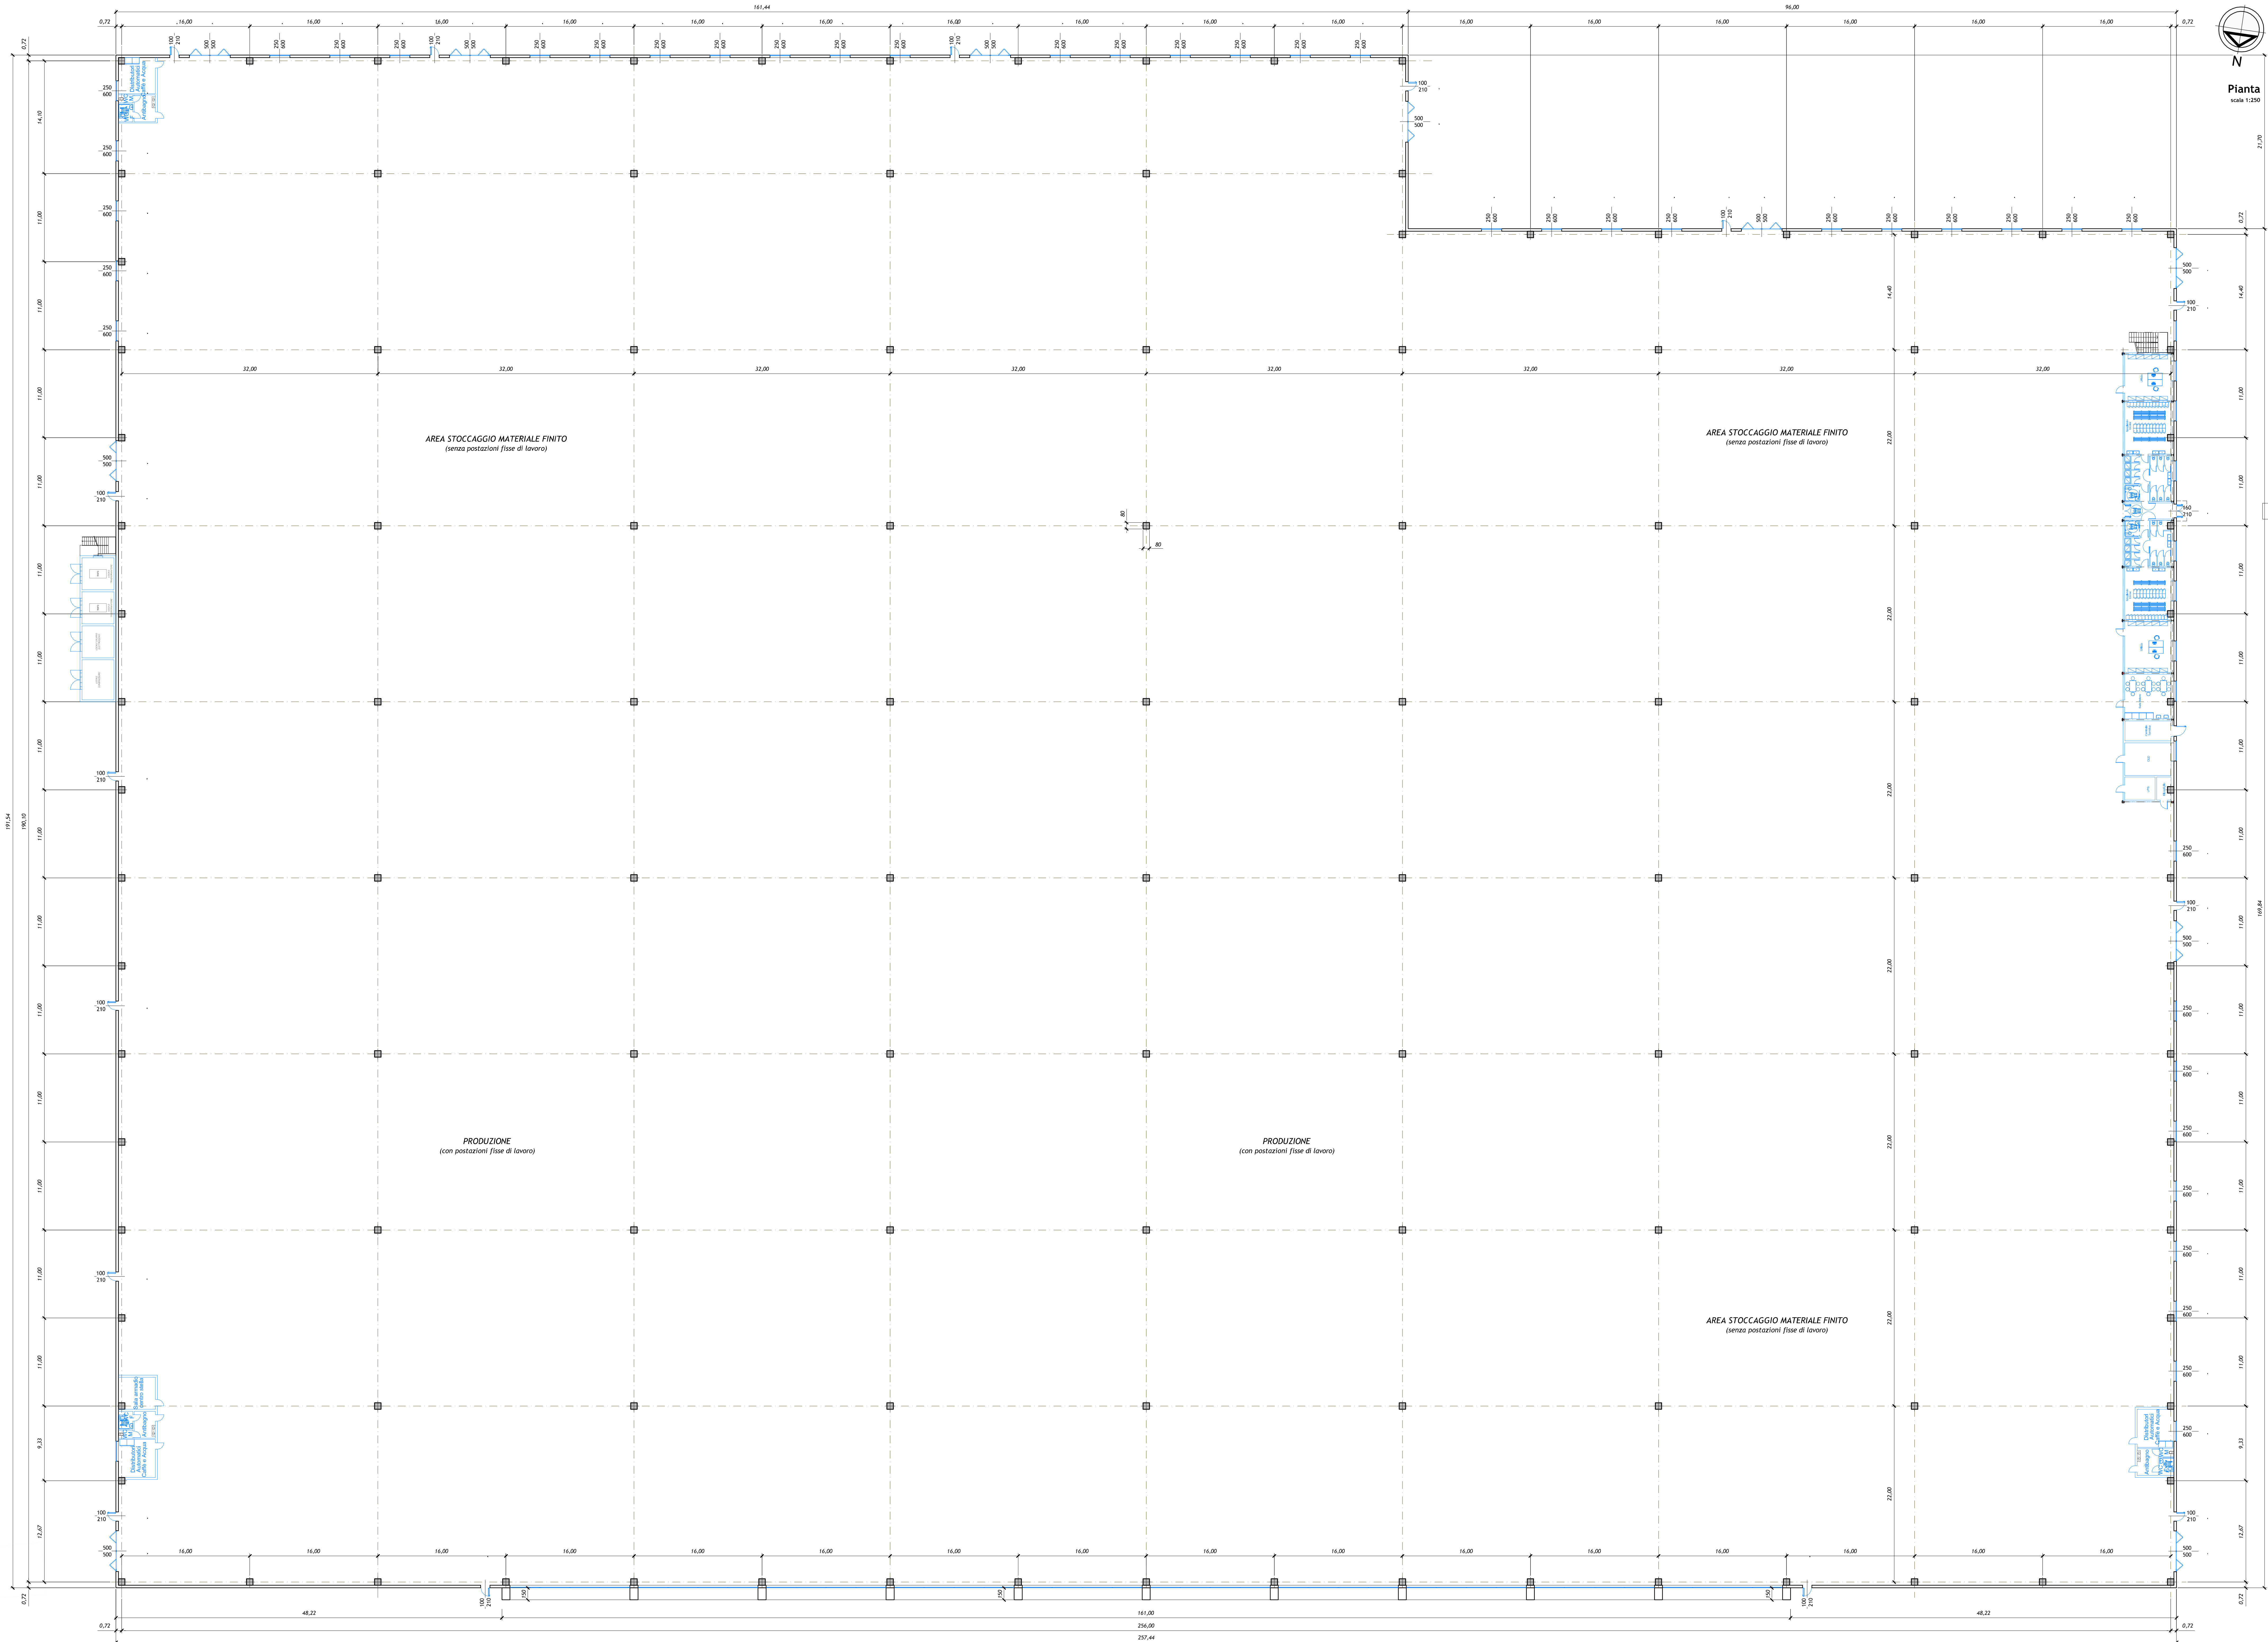

Provincia di Modena
Comune di Fiorano Modenese

PERMESSO DI COSTRUIRE
IN VARIANTE ALLA STRUMENTAZIONE URBANISTICA VIGENTE
ai sensi dell'Art. 48 della L.R. n. 6 del 06 luglio 2009 in modifica all'Art. 4-14 bis della L.R. 20 del 24 marzo 2000
AMPLIAMENTO ATTIVITA' PRODUTTIVA

Committente:
FLORIM CERAMICHE SOCIETA' PER AZIONI Fiorano Modenese P.IVA 0126520364

Coordinamento di progetto:

Ingegneri Riuniti S.p.A.
Via S. Maria, 10 - 41013 Fiorano Modenese (MO)
Tel. 059 833.001 - Fax 059 833.002
E-mail: info@ingegneririuniti.it
Dott. Ing. Giuseppe Belandier

Coordinatore di Progetto:
Dott. Ing. Marco Mazzini - Ingegneri Riuniti S.p.A.
Progetto esecutivo:
Arch. Lorenzo Lipparini - Ingegneri Riuniti S.p.A.
Prof. Giorgio Ascarelli - Ingegneri Riuniti S.p.A.
Coordinamento Progetto Strutturale e Sicurezza:
Dott. Ing. Claudio Tavoni - Ingegneri Riuniti S.p.A.
Progetto Strutturale:
Dott. Ing. Claudio Tavoni - Ingegneri Riuniti S.p.A.
Progetto Sicurezza:
Dott. Ing. Federico Salardi - Ingegneri Riuniti S.p.A.

Relazione Geologica e Geotecnica:
Dott. Geol. Pier Luigi Dallari - Geo Group S.r.l.
Aspetti ambientali:
Dott. Raffaele Padelloni - Studio Padelloni
Progetto Impianti Meccanici:
Per.Ind. Nicola Zecchini - Zecchini & Associati S.r.l.
Progetto Impianti Elettrotecnici:
Luigi Gian Piero - Studio Luzzi Gian Piero
Progetto Impianti Elettrotecnici e Speciali:
Alex Fantini - PROTEO Engineering S.r.l.

Coordinatore Sicurezza in Progettazione:
Dott. Ing. Marco Mazzini - Ingegneri Riuniti S.p.A.
Coordinatore Sicurezza in Strutturale:
Dott. Ing. Claudio Tavoni - Ingegneri Riuniti S.p.A.
Coordinatore Sicurezza in Elettrotecnica:
Dott. Ing. Federico Salardi - Ingegneri Riuniti S.p.A.

Strutture
Pianta Piano Terra

Codice Progetto
1485 MM PR

Scala
1:250

Codice Elaborato
D-00-S-C-01

Rev.	Data	emissione	Rev.	Data	emissione
01	11/01/2016	1485 MM PR	01	11/01/2016	1485 MM PR

Questa pianta è stata redatta nel rispetto della regola stabilita dal sistema qualità ISO 9001:2008 validata da Bureau Veritas Italia S.p.A.