

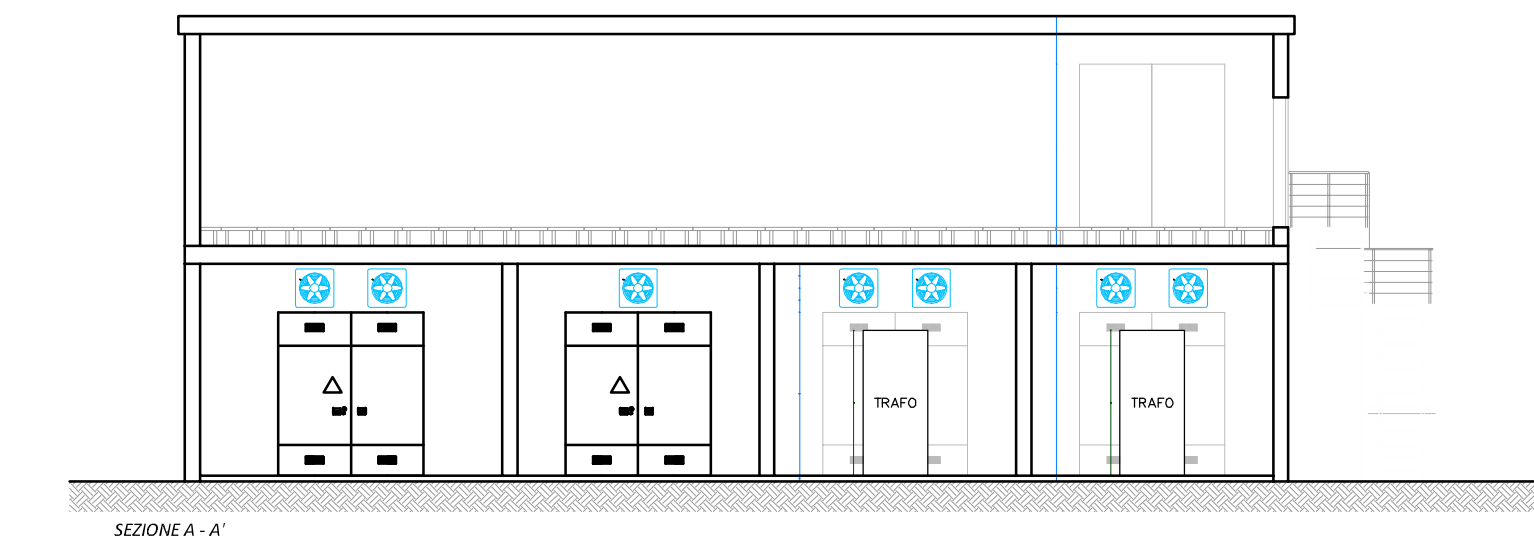
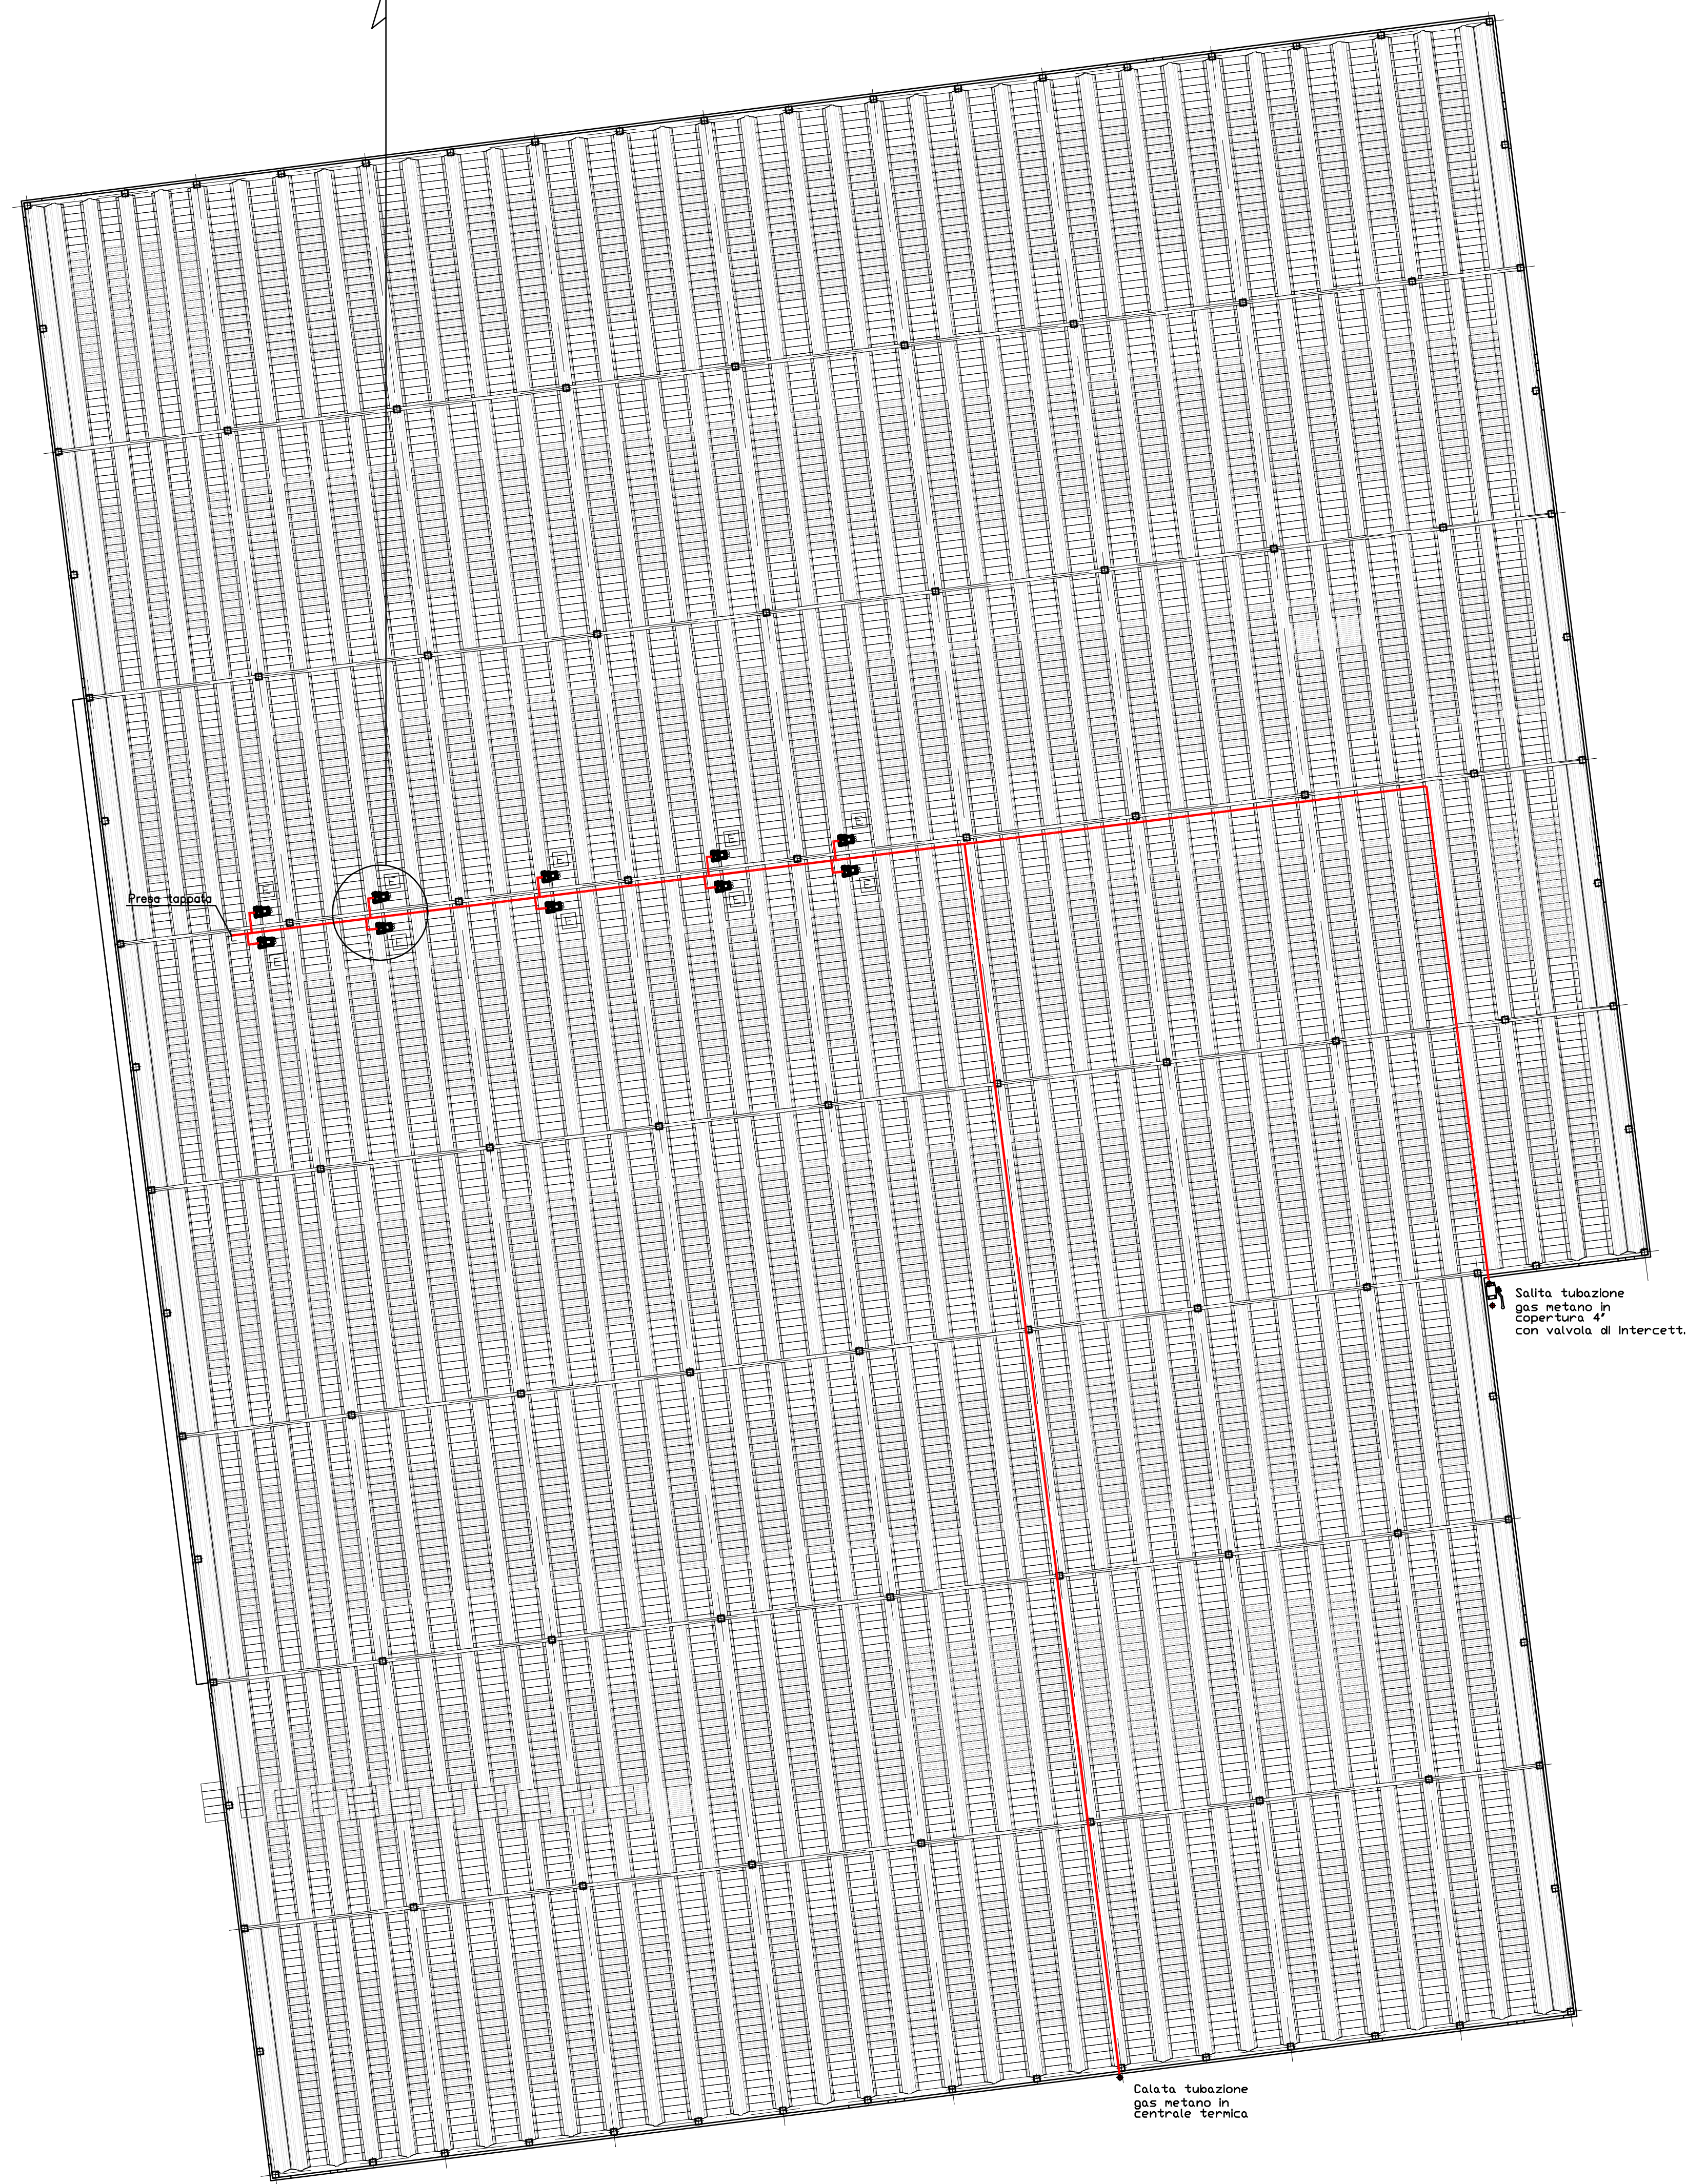
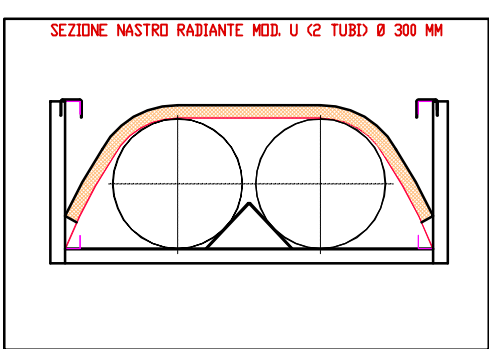



NASTRO RADIANTE ESTERNO POT. 200 KW
TIPICO INGRESSO DAL LUCERNARIO

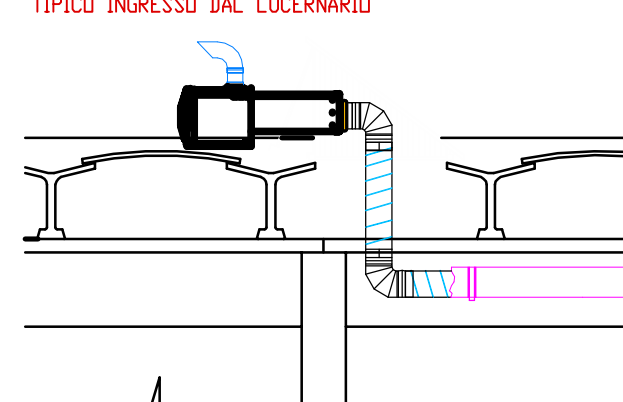

PIANO PRIMO

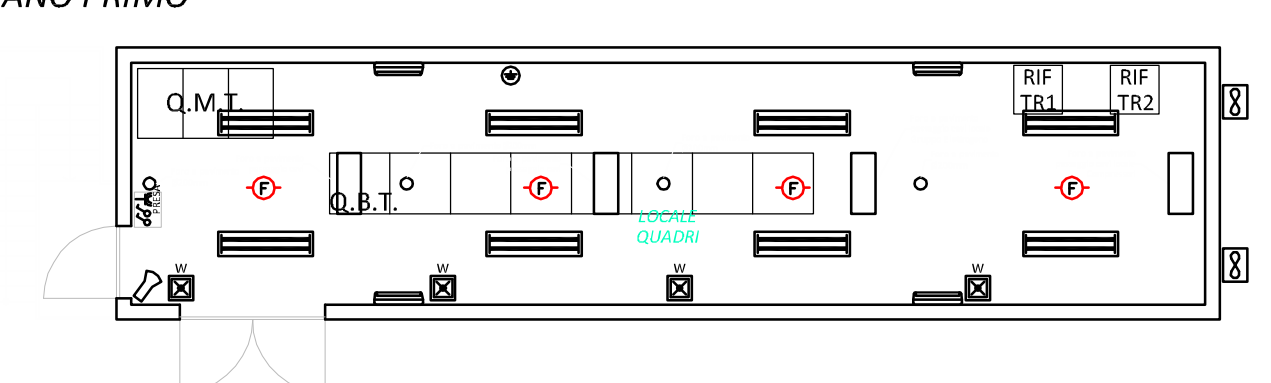


PIANO TERRA

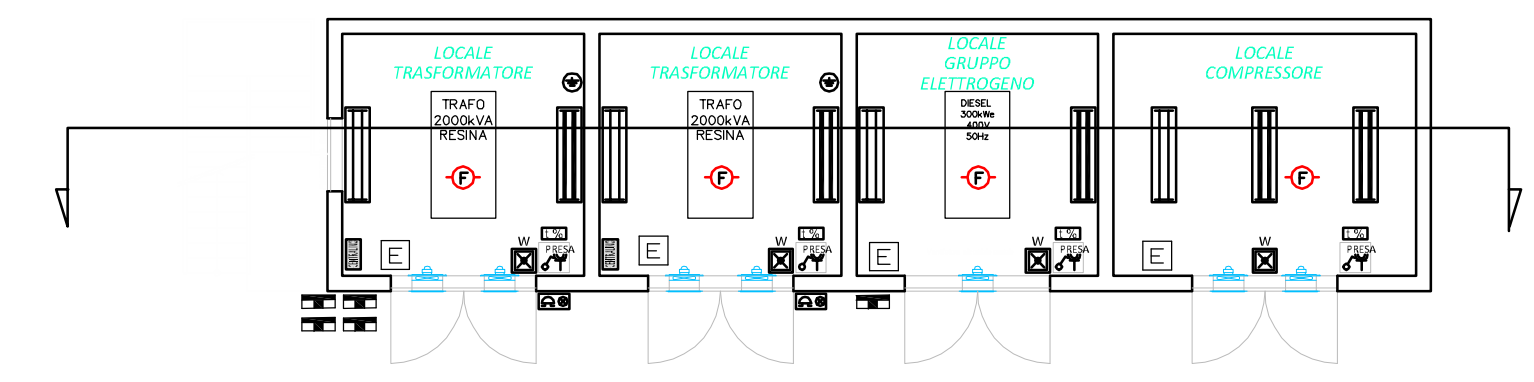

N.B. LE INDICAZIONI SUGLI IMPIANTI (ELETTRICI, ALLARME, IDRANTI, METANO, ECC...) SONO DA RITENERSI PURAMENTE ILLUSTRATIVE; OCCORRERA' INFATTI, IN FASE ESECUTIVA, UN PROGETTO REDATTO DA TECNICO QUALIFICATO

LEGENDA CONF. D.M. 30/11/83	SEGNALETICA
PERCORSO D'USCITA ORIZZONTALE CONF. D.Lvo. 81/2008 DOTATO DI ILLUMINAZIONE DI SICUREZZA	
PERCORSO D'USCITA VERSO IL BASSO CONF. D.Lvo. 81/2008 DOTATO DI ILLUMINAZIONE DI SICUREZZA	
ESTINTORE OMOLOGATO CONF. D.M. 10/03/1998 DOTATO DI SEGNALETICA OMOLOGATA	
ESTINTORE OMOLOGATO CARRELLATO CONF. D.M. 10/03/98 DOTATO DI SEGNALETICA OMOLOGATA	
IDRANTE A CASSETTA UNI 45 DOTATO DI SEGNALETICA ED APPARECCHIATURE A CORDESSO (MANICETTA E LANCIA)	
ATTACCO AUTOPOMPA V.V.F. UNI 70 DOTATO DI SEGNALETICA	
INTERRUTTORE ELETTRICO GENERALE DOTATO DI SEGNALETICA	
PULSANTE MANUALE ALLARME INCENDIO E INFORTUNO DOTATO DI SEGNALETICA	
RIVELATORE PUNTIFORME DI FUMO	
RIVELATORE OTTICO LINEARE DI FUMO	
PORTA TAGLIAFUOCO (REI) OMOLOGATA CON CHIUSURA AUTOMATICA IN CASO D'INCENDIO O AUTOCRUSURA	
DELIMITAZIONE (REI) COMPARTIMENTO ANTINCENDIO	
SIRENA AD ALTA UBIQUITA' CON DUE SUONI DIFFERENZIALI E BATTERIA TAMPONE	

Provincia di Modena
Comune di Fiorano Modenese
PERMESSO DI COSTRUIRE
IN VARIANTE ALLA STRUMENTAZIONE URBANISTICA VIGENTE
ai sensi dell'Art. 48 della L.R. n. 6 del 06 luglio 2009 in modifica all'Art. A-14 bis della L.R. 20 del 24 marzo 2000
AMPLIAMENTO ATTIVITA' PRODUTTIVA

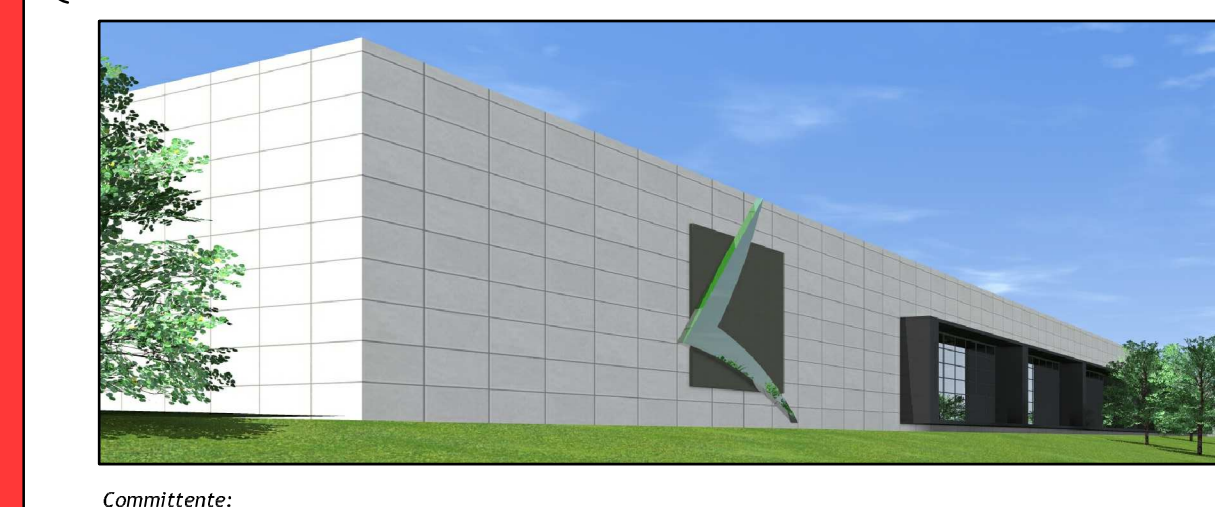

Comitente:
FLORIM CERAMICHE SOCIETA' PER AZIONI Fiorano Modenese P.IVA 01265320364

Coordinamento di progetto:
Ingegneri Riuniti

Coordinatore di progetto:
Dott. Ing. Marco Mazzini - Ingegneri Riuniti S.p.A.
Luppi Gian Piero - Studio Luppi Gian Piero
Progetto Architettonico:
Arch. Lorenzo Legarini Ingegneri Riuniti S.p.A.
Prof. Giorgio Ascarì - Ingegneri Riuniti S.p.A.
Coordinatore Progetto Strutturale e Direzione Lavori Strutturale:
Dott. Ing. Marco Mazzini - Ingegneri Riuniti S.p.A.
Progetto Strutturale:
Dott. Ing. Claudio Tavani - Ingegneri Riuniti S.p.A.
Aperti Interventi:
Dott. Ing. Federico Salardi - Ingegneri Riuniti S.p.A.

Relazione Geologica e Geotecnica:
Dott. Geol. Pier Luigi Dallari - Geo Group S.r.l.
Aperti Interventi:
Dott. Raffaele Pasolini - Studio Pasolini
Progetto Impianti Meccanici:
Per Ind. Nicola Zecchini - Zecchini & Associati S.r.l.
Progetto Impianti Elettrotecnici:
Luppi Gian Piero - Studio Luppi Gian Piero
Progetto Impianti Elettrotecnici e Speciali:
Alex Fantini - PROTEO Engineering S.r.l.

Coordinatore Sicurezza in Progettazione:
Dott. Ing. Marco Mazzini - Ingegneri Riuniti S.p.A.
Coordinatore Sicurezza in Direzione Lavori:
Dott. Ing. Marco Mazzini - Ingegneri Riuniti S.p.A.
Direzione Lavori:
Dott. Ing. Marco Mazzini - Ingegneri Riuniti S.p.A.

Planimetria allarme incendio - metano

Codice Progetto 1485 MM PR	Scala 1:500	Codice Edificio D-00-V-P-05
g. 11/2016 Aut.	emissione Disegnato	g. 11/2016 Disegnato

"Questo prodotto è stato realizzato nel rispetto della legge italiana del 2008/2008 redatto da Ing. Marco Mazzini S.p.A."