



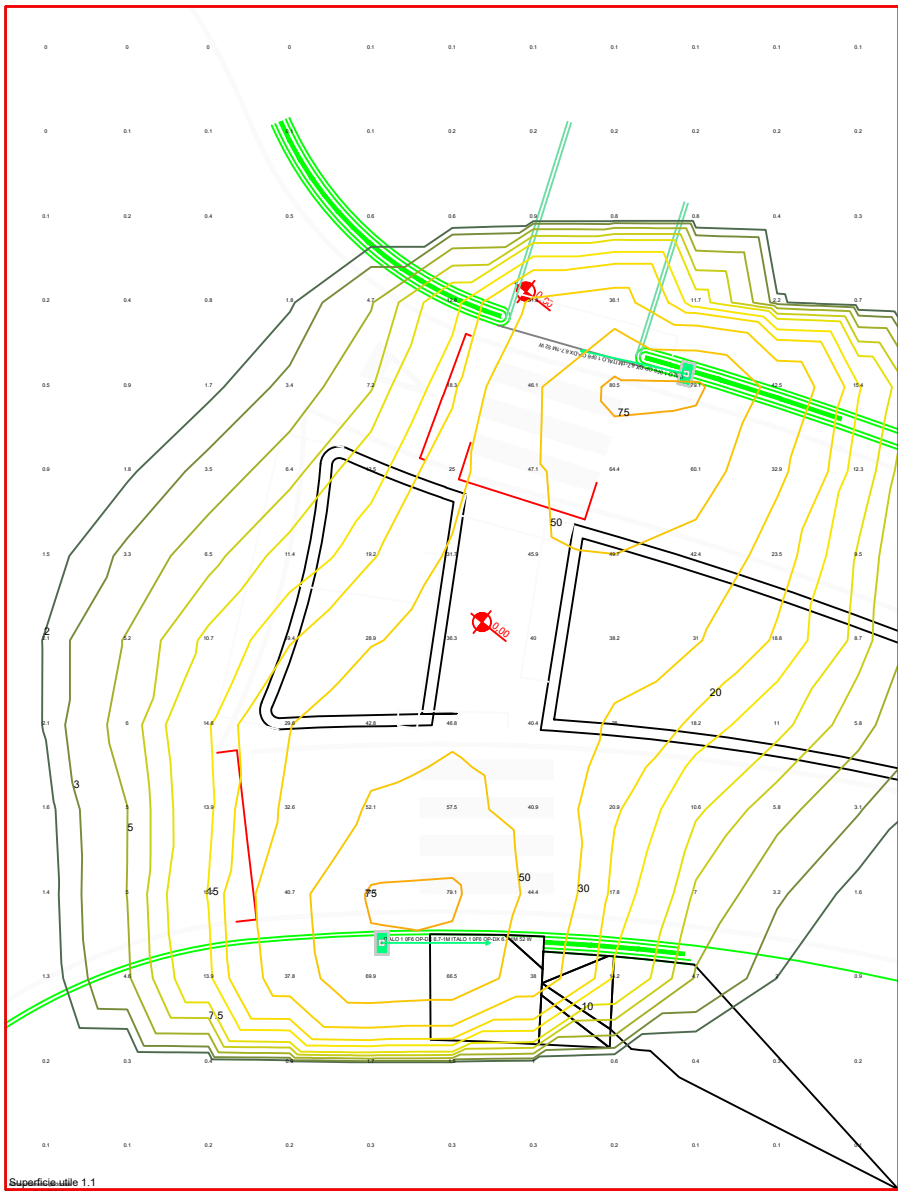

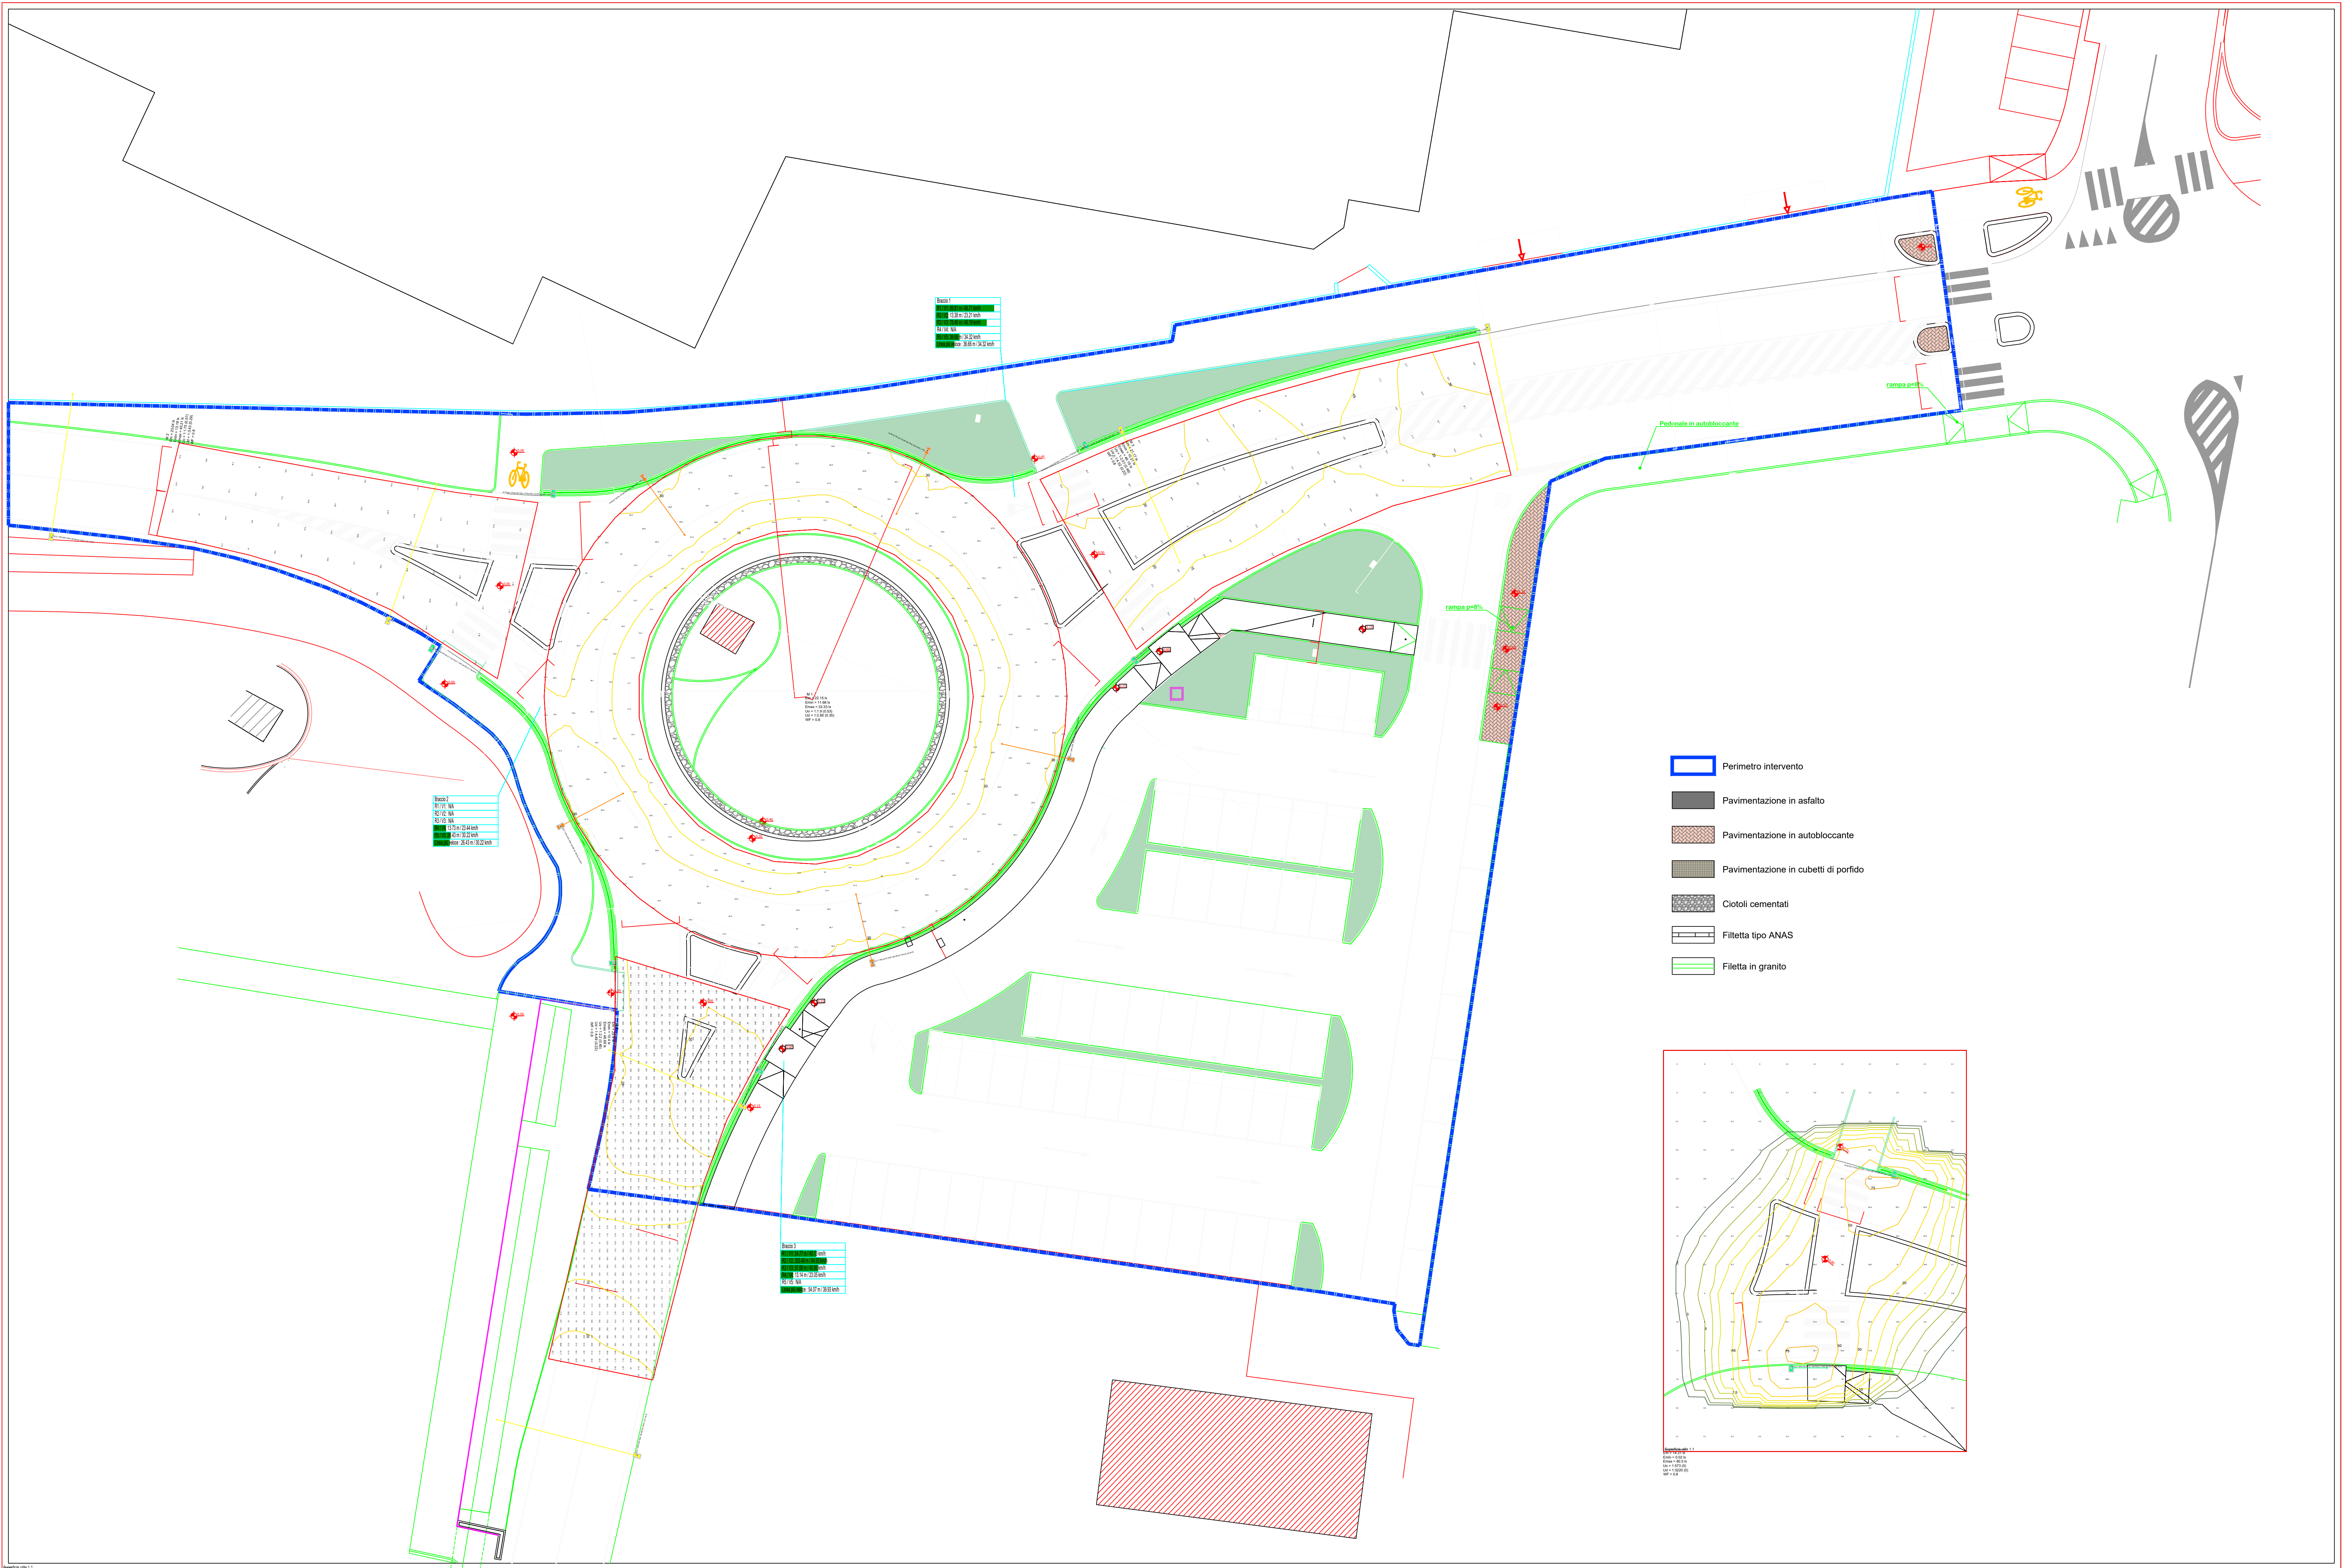


PAMPURI S.R.L.

Pampuri S.r.l.
Di Mucci Perini Achille
Talemi Ing. Andrea

Via Madrid 10/12,
41049, Sassuolo (MO)
www.pampuri.it

Tel. + 39 0536 811539
Fax + 39 0536 999323
info@pampuri.it

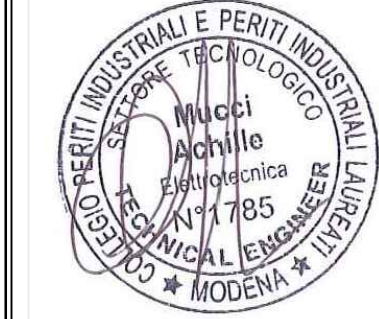COMMESSA: PI5766	TAVOLA: 2	DATA COMMESSA: 02/02/2024	SIZE: A1	SCALA: 1:200	FILE: PI576602
PROGETTISTA: Mucci P.I. Achille DISEGNATORE: Mammì P.I. Simone		COMMITTENTE: Ceramiche Atlas Concorde S.p.A. Via del Canaletto 141 - Fiorenno Modenese 41042 - Modena (MO)			
TAVOLA E FIRMA DEL PROGETTISTA: 		DESCRIZIONE: Progetto impianto elettrico illuminazione pubblica rotatoria Via Viazza primo tronco incrocio via del canaletto ISOLINEE			
REVISIONE		DATA DI EMISSIONE	MOTIVO DELLA REVISIONE		
A		07/02/2024	Progetto esecutivo		
I		I	I		
I		I	I		
I		I	I		